



**SECCIÓN OP**  
(Estado reformado)  
ESCALA 1:100

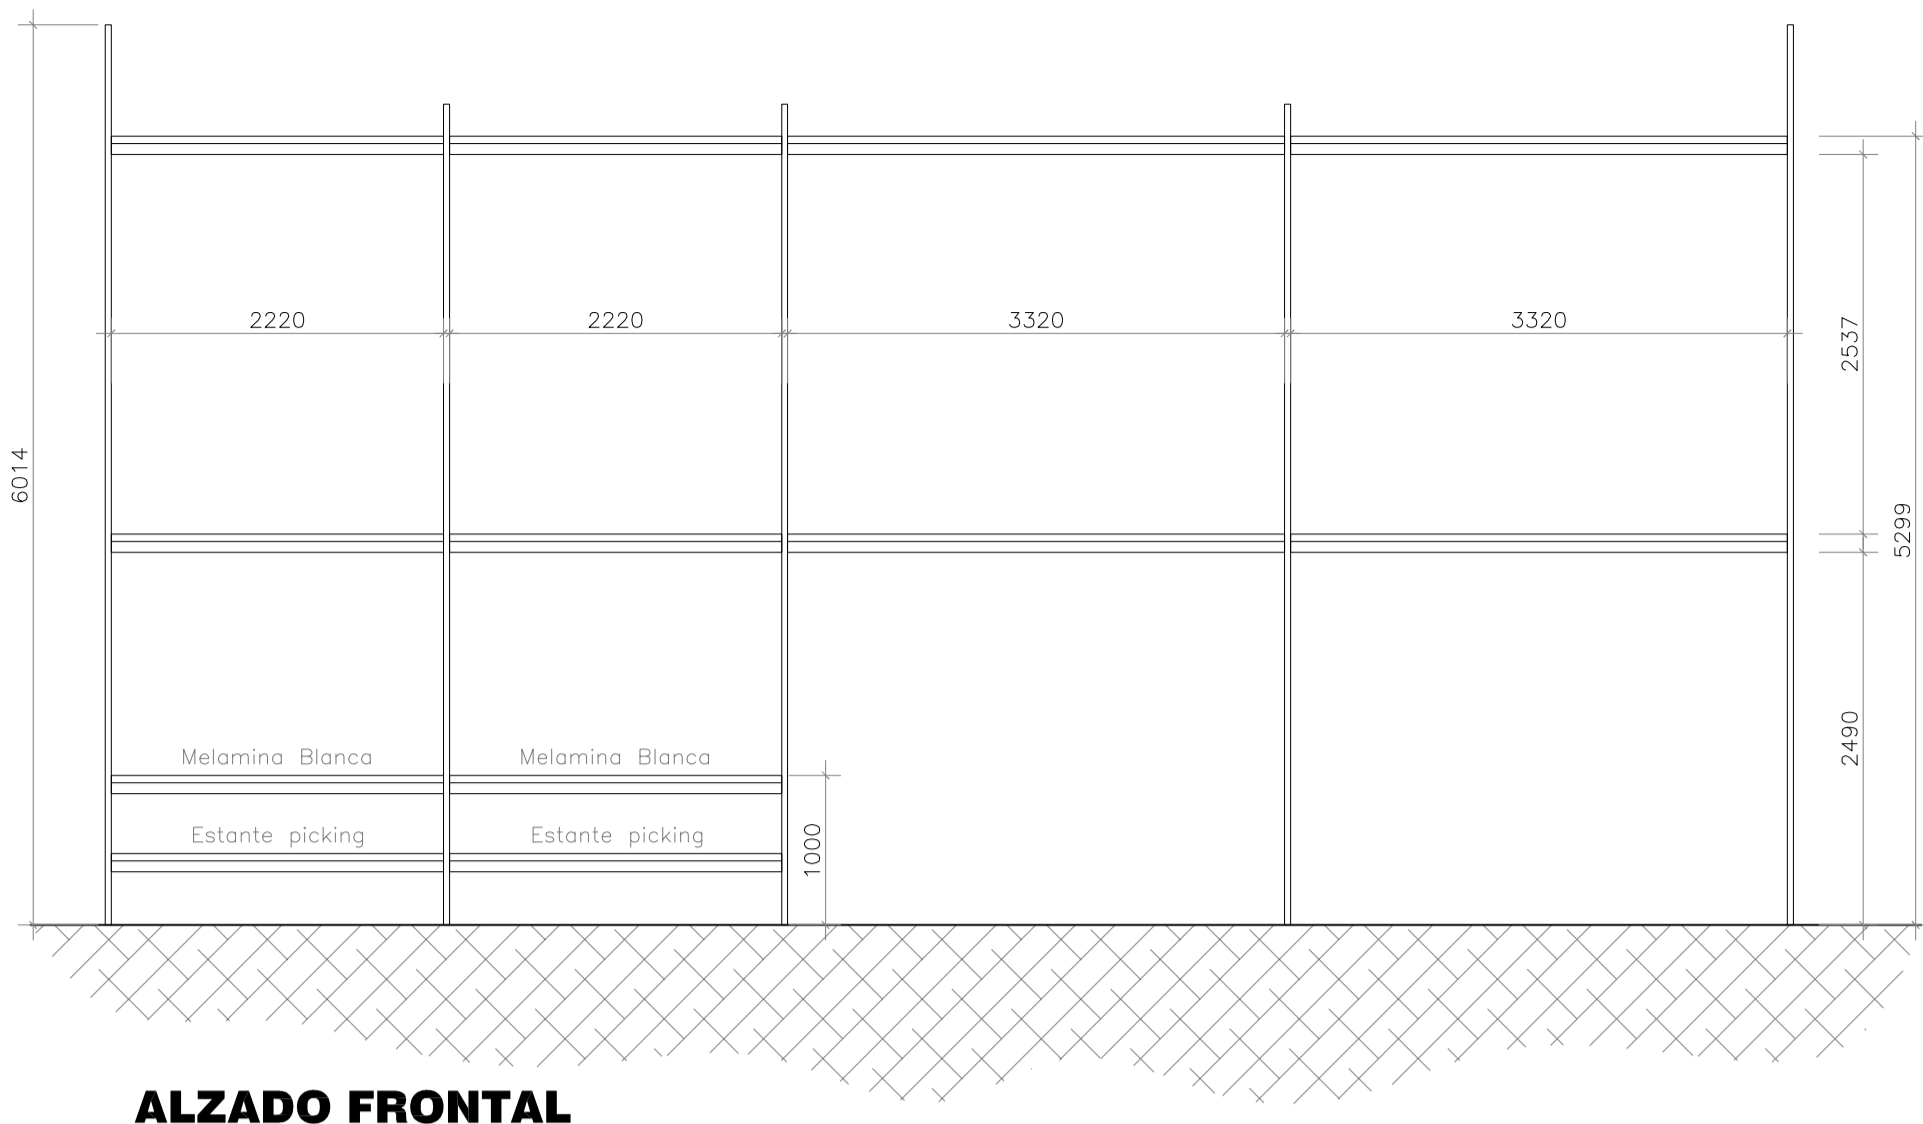


**ALZADO FRONTAL**  
ESCALA 1:50


**ESTANTERÍA A**

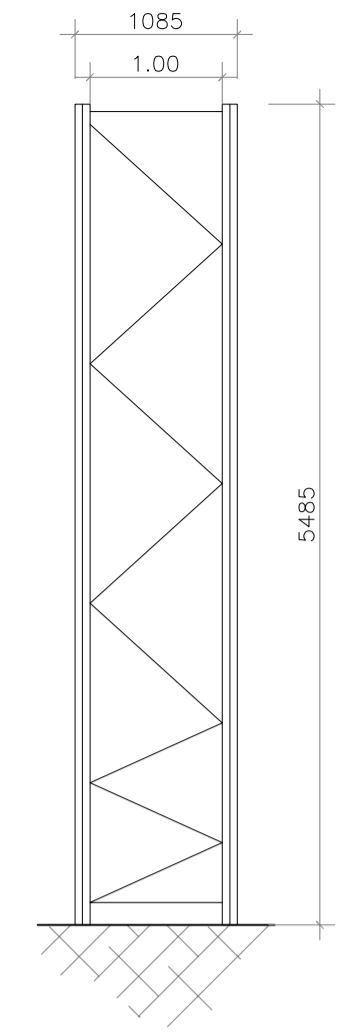

**ALZADO LATERAL**  
ESCALA 1:50

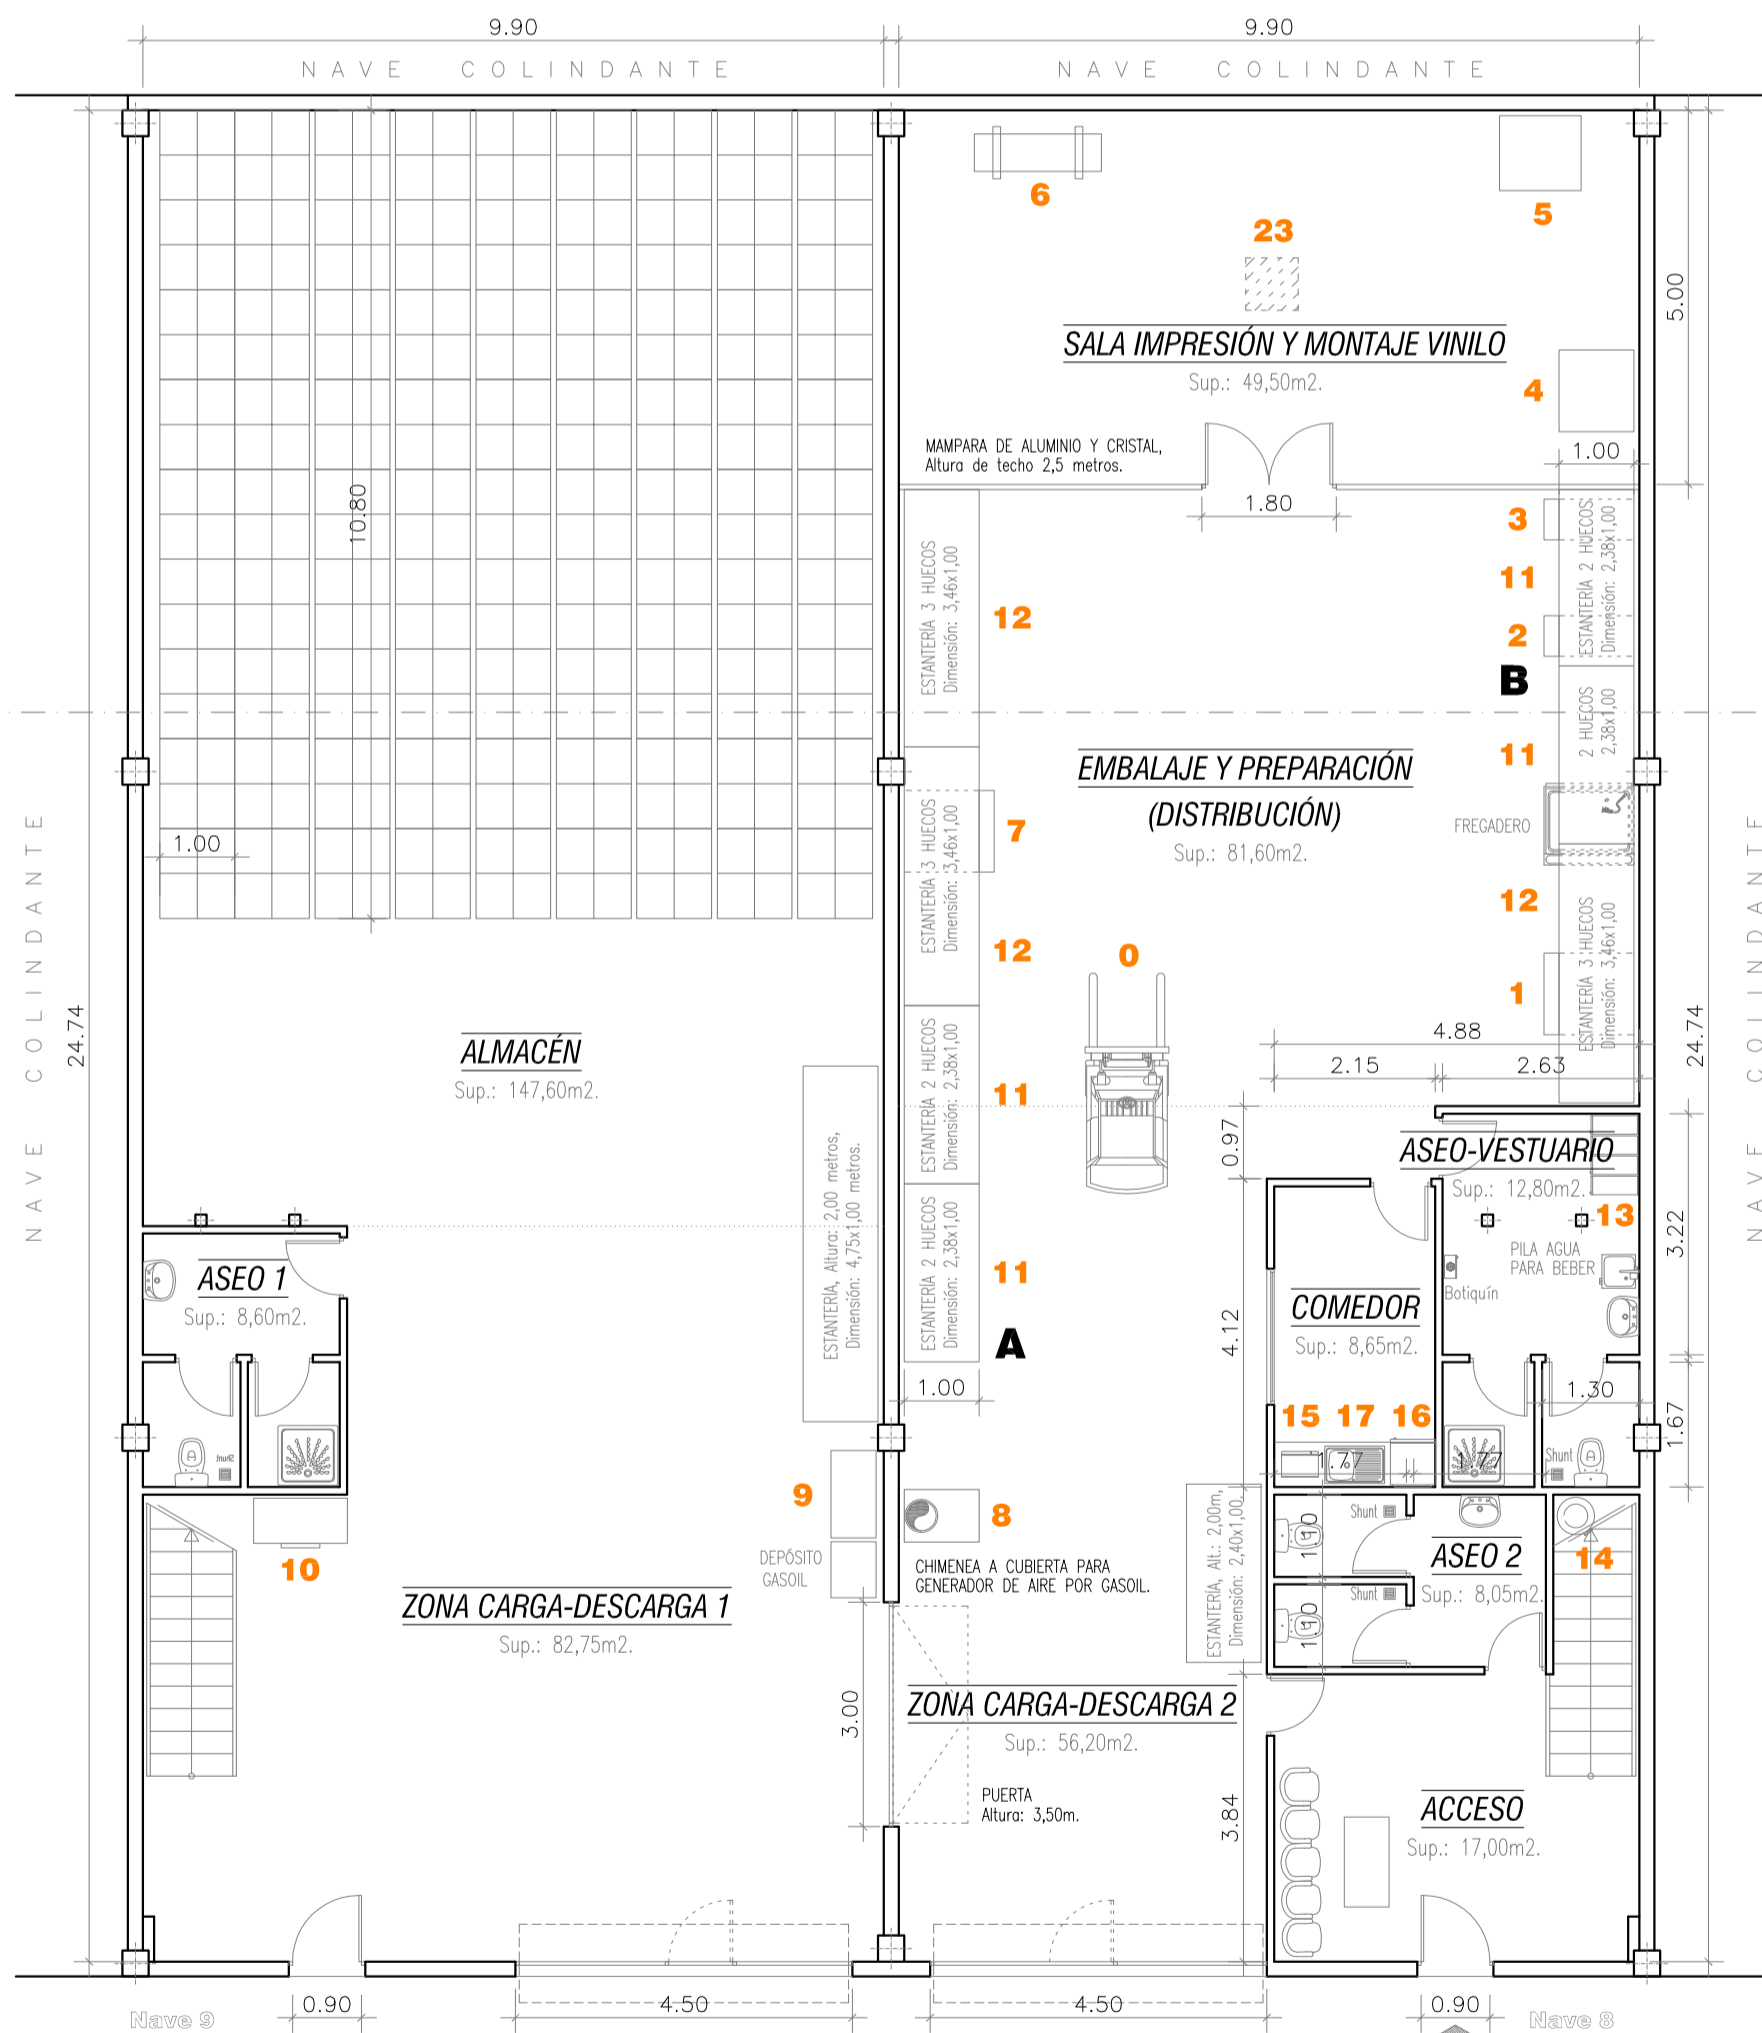


**PLANTA BAJA**  
(Cotas, Usos, Mobiliario y Maquinaria)  
ESCALA 1:100

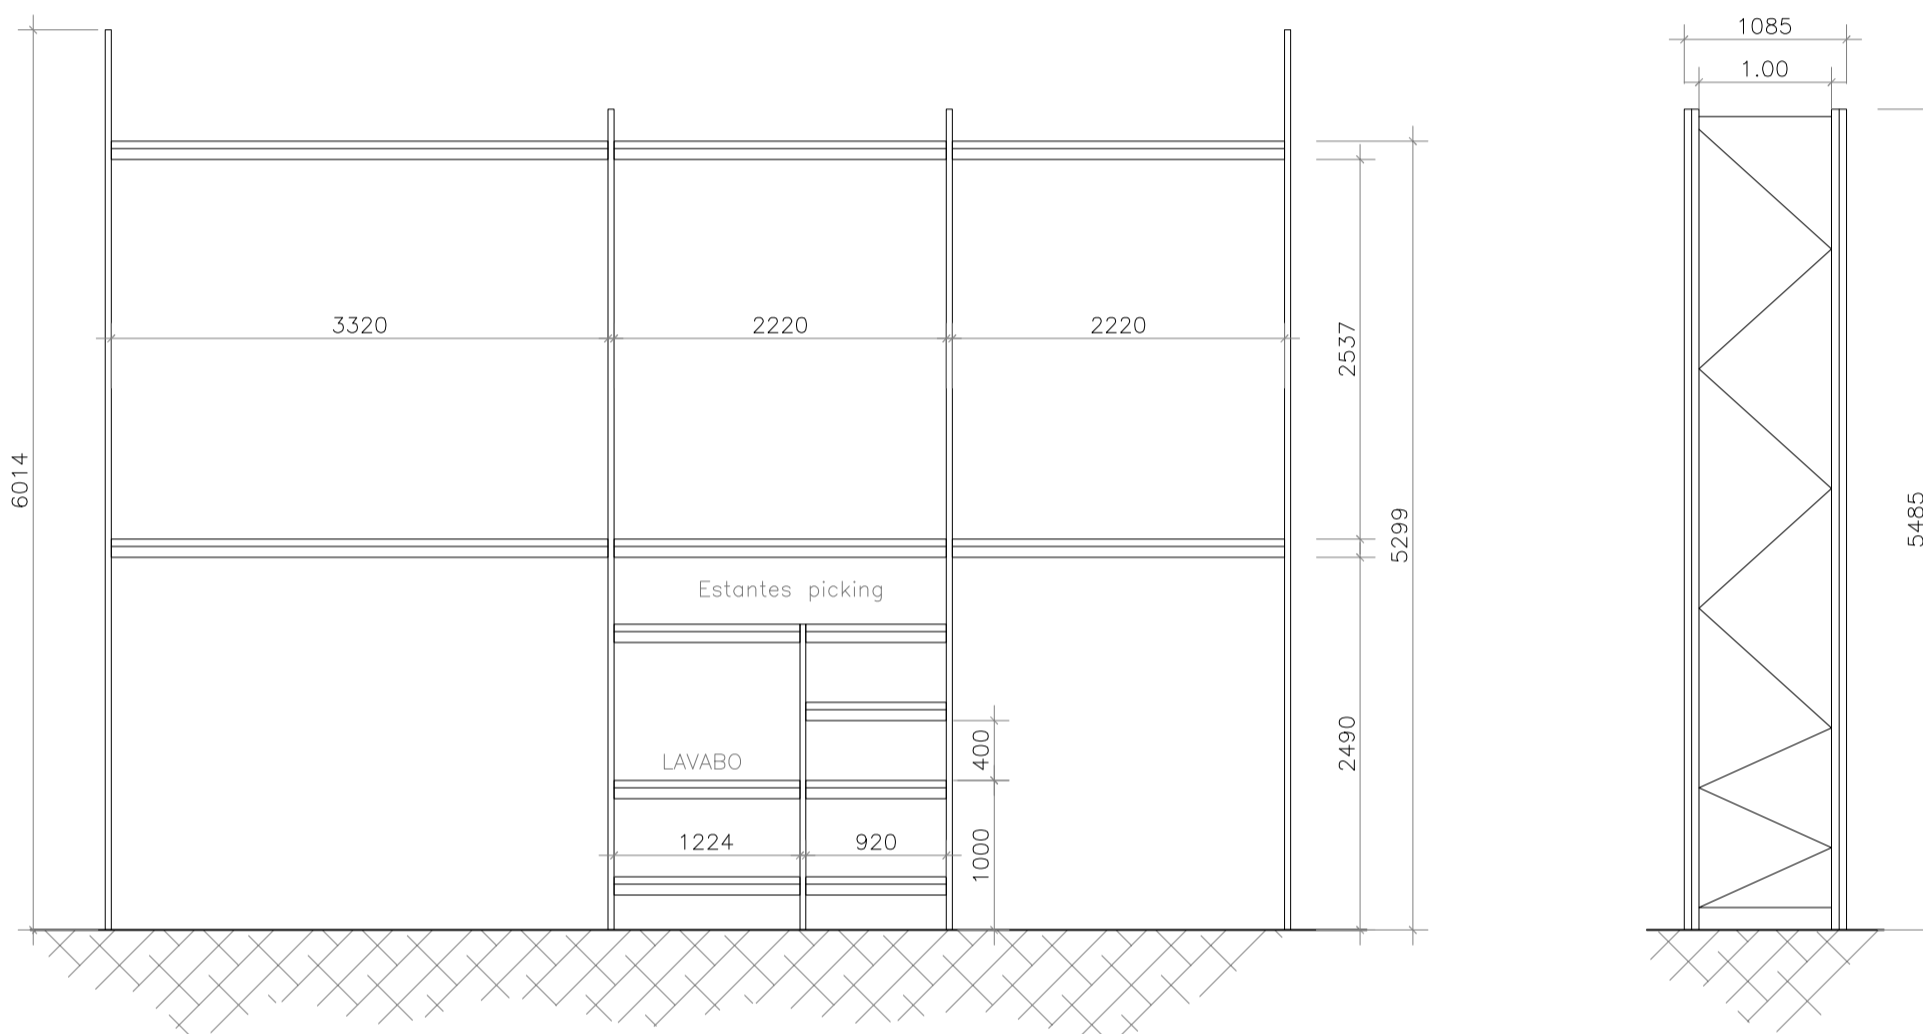


**ALZADO FRONTAL**  
ESCALA 1:50

**ESTANTERÍA B**

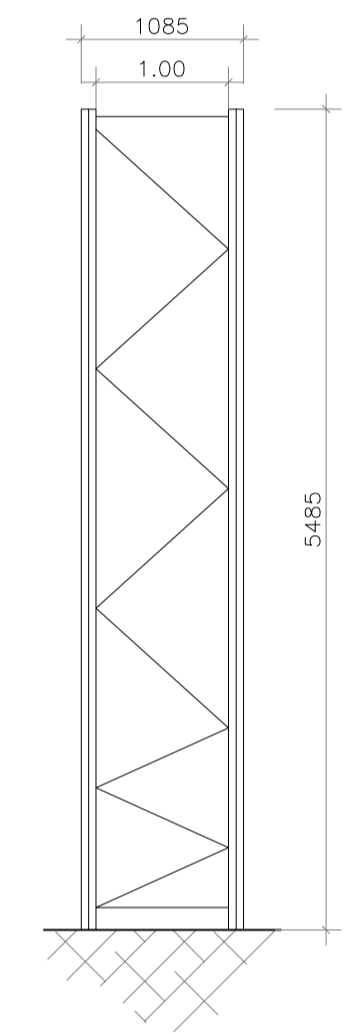

**ALZADO LATERAL**  
ESCALA 1:50

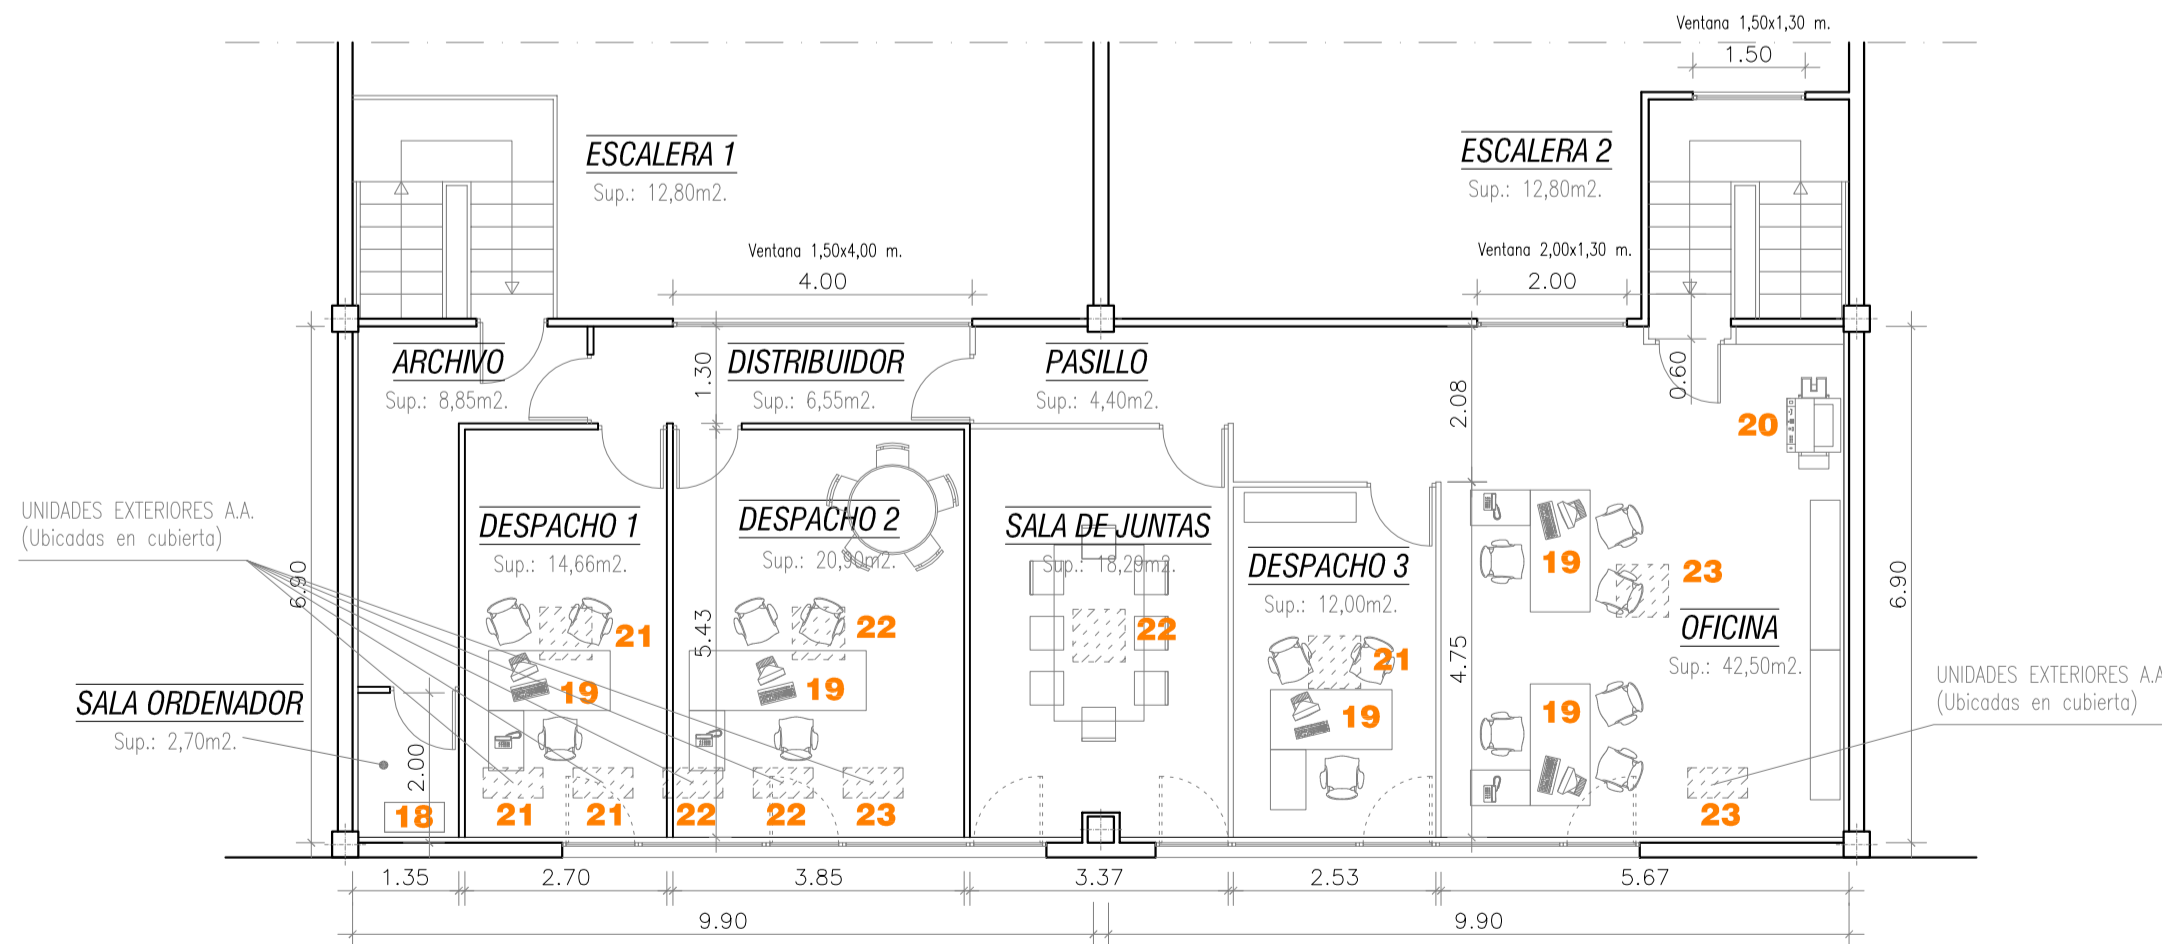

**ENTREPLANTA**  
(Cotas, Usos, Mobiliario y Maquinaria)  
ESCALA 1:100

**LEYENDA INSTALACIÓN MAQUINARIA**

Nº	CONCEPTO	POTENCIA	UDS
0.	CARRETILLA ELEVADORA, Marca: BT-1500.	-	1
1.	MÁQUINA DE CORTE Y ASPIRADOR.	750W/400V.	1
2.	TALADRO DE COLUMNA.	550W/400V.	1
3.	MÁQUINA DE TUBOS.	500W/400V.	1
4.	MÁQUINA DE TAPAS / MANETAS.	375W/400V.	1
5.	MÁQUINA DE BANDEJAS.	375W/400V.	1
6.	PLOTTER DE IMPRESIÓN.	9.200W/230V.	1
7.	MESA DE TRABAJO.	-	1
8.	CALDERA DE CALEFACCIÓN A GASOL 700Litros.	250W/230V.	1
9.	COMPRESOR DE AIRE Y SECADOR. Marca ABC.	4.048W/400V.	1
10.	ARCÓN CONGELADOR DE 400Litros.	375W/230V.	1
11.	ESTANTERÍA METÁLICA 2,38x5,29x1,00m.	-	4
12.	ESTANTERÍA METÁLICA 3,46x5,29x1,00m.	-	3
12A.	ESTANTERÍA METÁLICA 4,75x2,00x1,00m.	-	1
12B.	ESTANTERÍA METÁLICA 2,40x2,00x1,00m.	-	3
13.	TAQUILLA METÁLICA PARA EL CAMBIO DE ROPA.	-	4
14.	TERMO ELÉCTRICO DE AGUA DE 80Litros.	1.200W/230V.	1
15.	MICROONDAS DE 30Litros.	700W/230V.	1
16.	NEVERA DE 400Litros.	350W/230V.	1
17.	FREGADERO ACERO INOX. DE UN SENO.	-	1
18.	SERVIDOR CENTRAL DE ORDENADORES.	1.500W/230V.	1
19.	EQUIPO DE ORDENADOR CON IMPRESORA.	200W/230V.	1
20.	FOTOCOPIADORA, Marca: CANÓN.	500W/230V.	1
21.	EQUIPO CLIMATIZACIÓN DE AIRE PARTIDO, 1x1.	950W/230V.	2
22.	EQUIPO CLIMATIZACIÓN DE AIRE PARTIDO, 1x1.	1.550W/230V.	2
23.	EQUIPO CLIMATIZACIÓN DE AIRE PARTIDO, 1x1.	2.450W/230V.	2

**ESTADO REFORMADO**

<b>TECMO</b> PROYECTOS TÉCNICOS Tlf. & Fax: 91-6138009	FECHA: DIC-14	PLANO Nº: 3
	EXPTE: 05514	ESCALA: 1:100
PROYECTO: REFORMA E INSTALACIÓN EN NAVE INDUSTRIAL ALMACÉN-DISTRIBUCIÓN DISPENSADORES PORTÁTILES BEBIDAS		
SITUACIÓN EN LA CL. NEWTON Nº 1, Edificio 2, Naves 8 y 9; 28914 LEGANÉS (Madrid).		
PLANO DE PLANTA BAJA (Cotas, Usos, Mobiliario y Maquinaria) ENTREPLANTA (Cotas, Usos, Mobiliario y Maquinaria), SECCIÓN OP (Estado reformado).		
TITULAR:	INGENIERO TÉCNICO INDUSTRIAL:	
C.I.F.: B/81821506. INICIATIVAS Y PROYECTOS HOSTELEROS, S.L.	COL. 12.657. D. ELOY MONTERO MANZANO.	