


PLANTA BAJA

ESCALA 1/50

PROYECTO:		
ACONDICIONAMIENTO DE LOCAL DE OFICINA CON ALMACEN SITO EN C/EMBAJADORES, II		
PLANO Nº	DESIGNACION DEL PLANO	
2	PLANTA BAJA	
ESCALAS	PROPIETARIO:	EL INGENIERO INDUSTRIAL
1:50		
FECHA		
ENERO - 1.967		

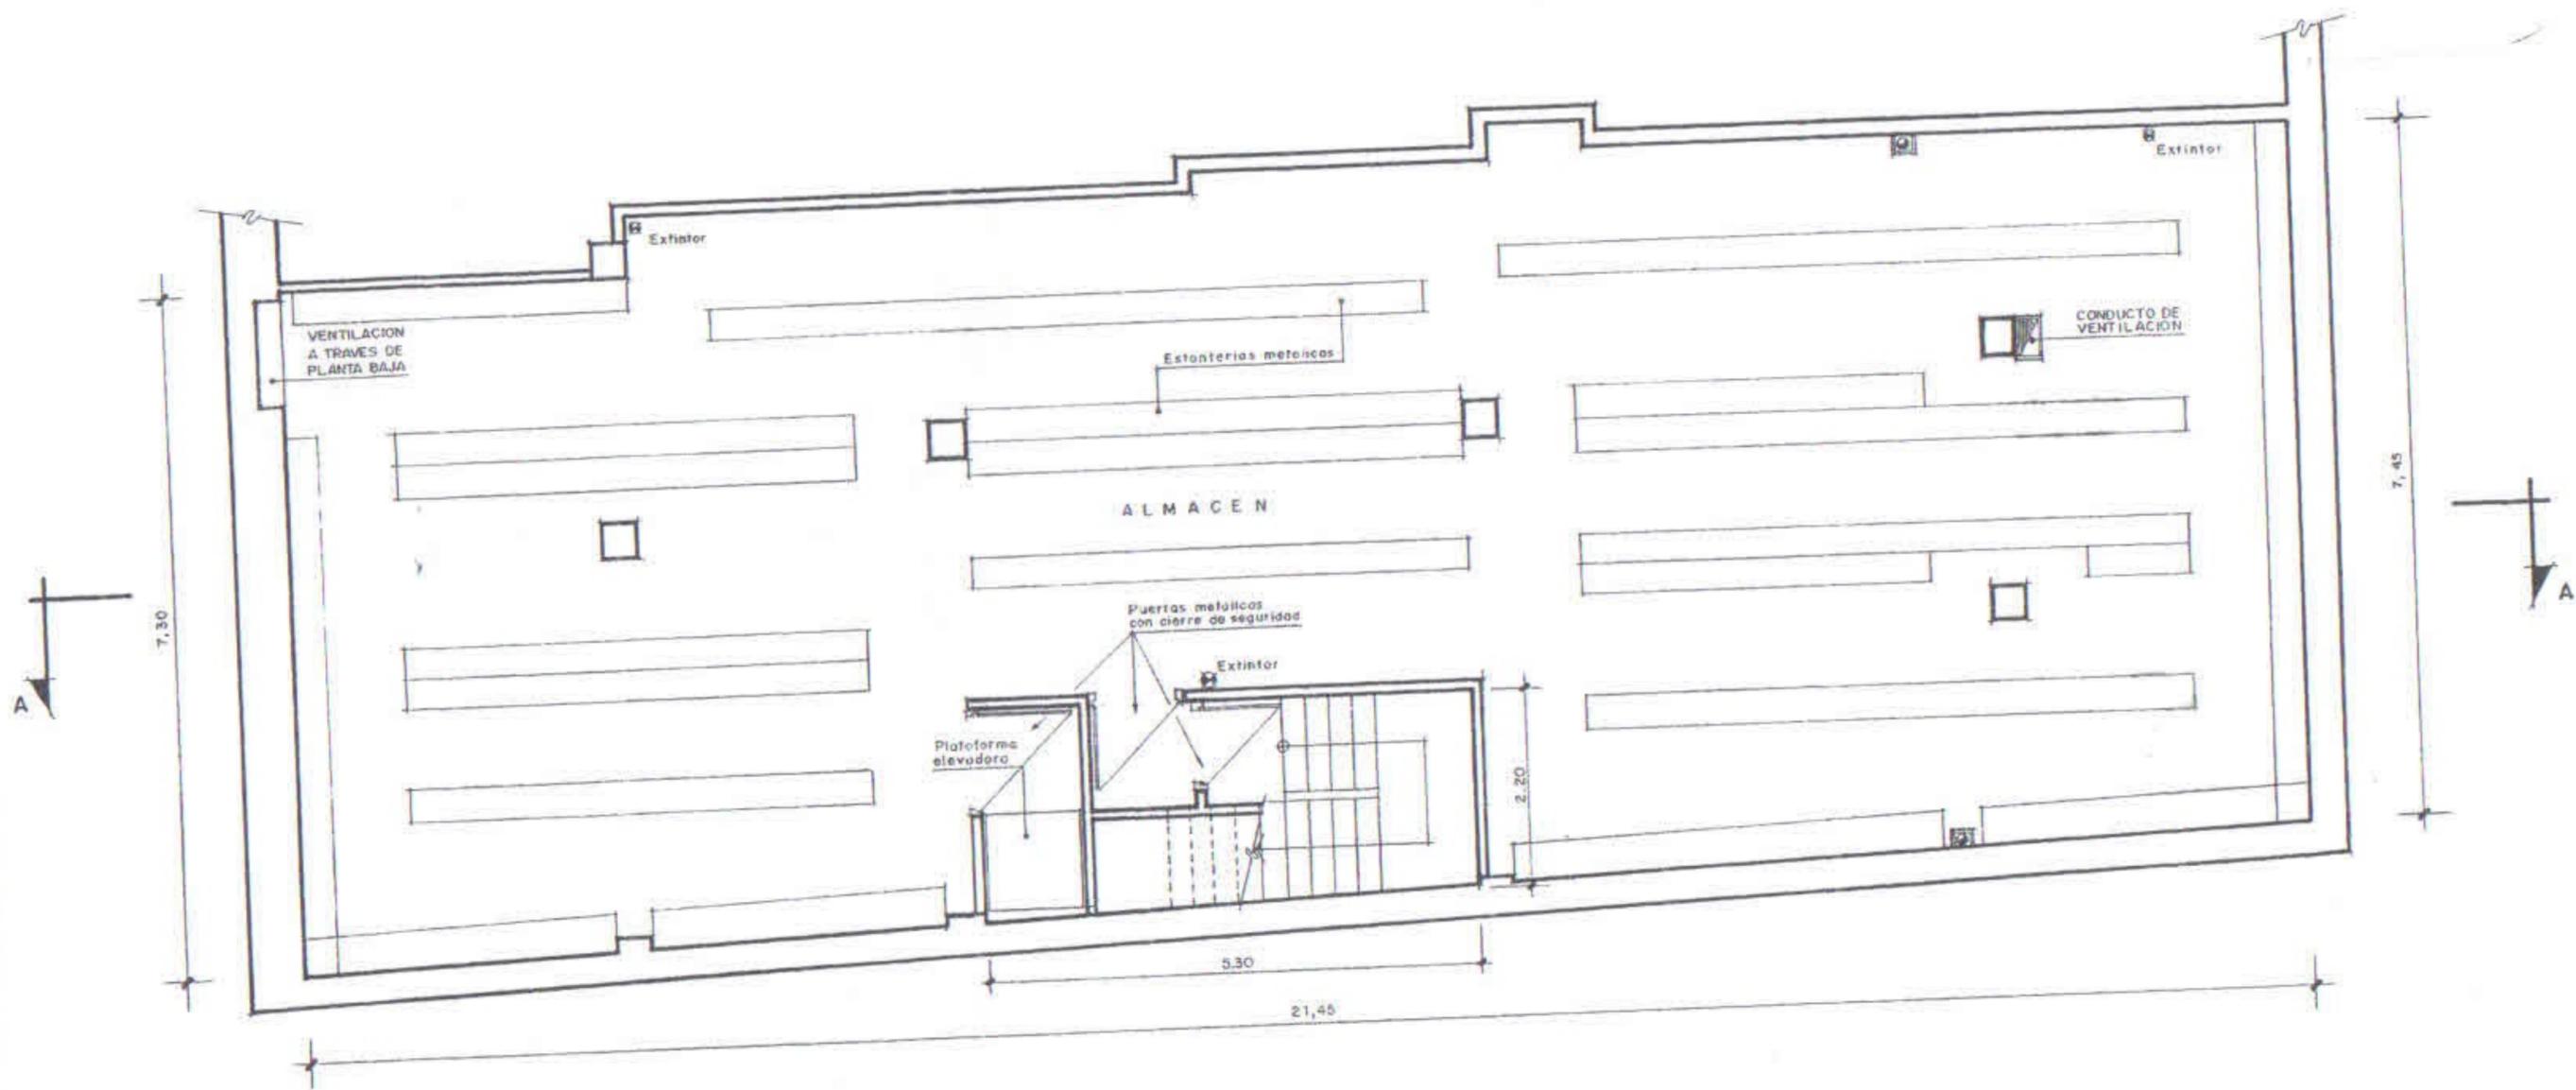

PLANTA SOTANO .

ESCALA 1:50

PROYECTO		
ACONDICIONAMIENTO DE LOCAL DE OFICINA CON ALMACEN SITO EN C/EMBAJADORES, II		
PLANO Nº: 1	DESIGNACION DEL PLANO PLANTA SOTANO - REFORMA -	
ESCALAS: 1:50	PROPIETARIO:	EL INGENIERO INDUSTRIAL
FECHA: ENERO - 1987		