



PLANTA BAJA

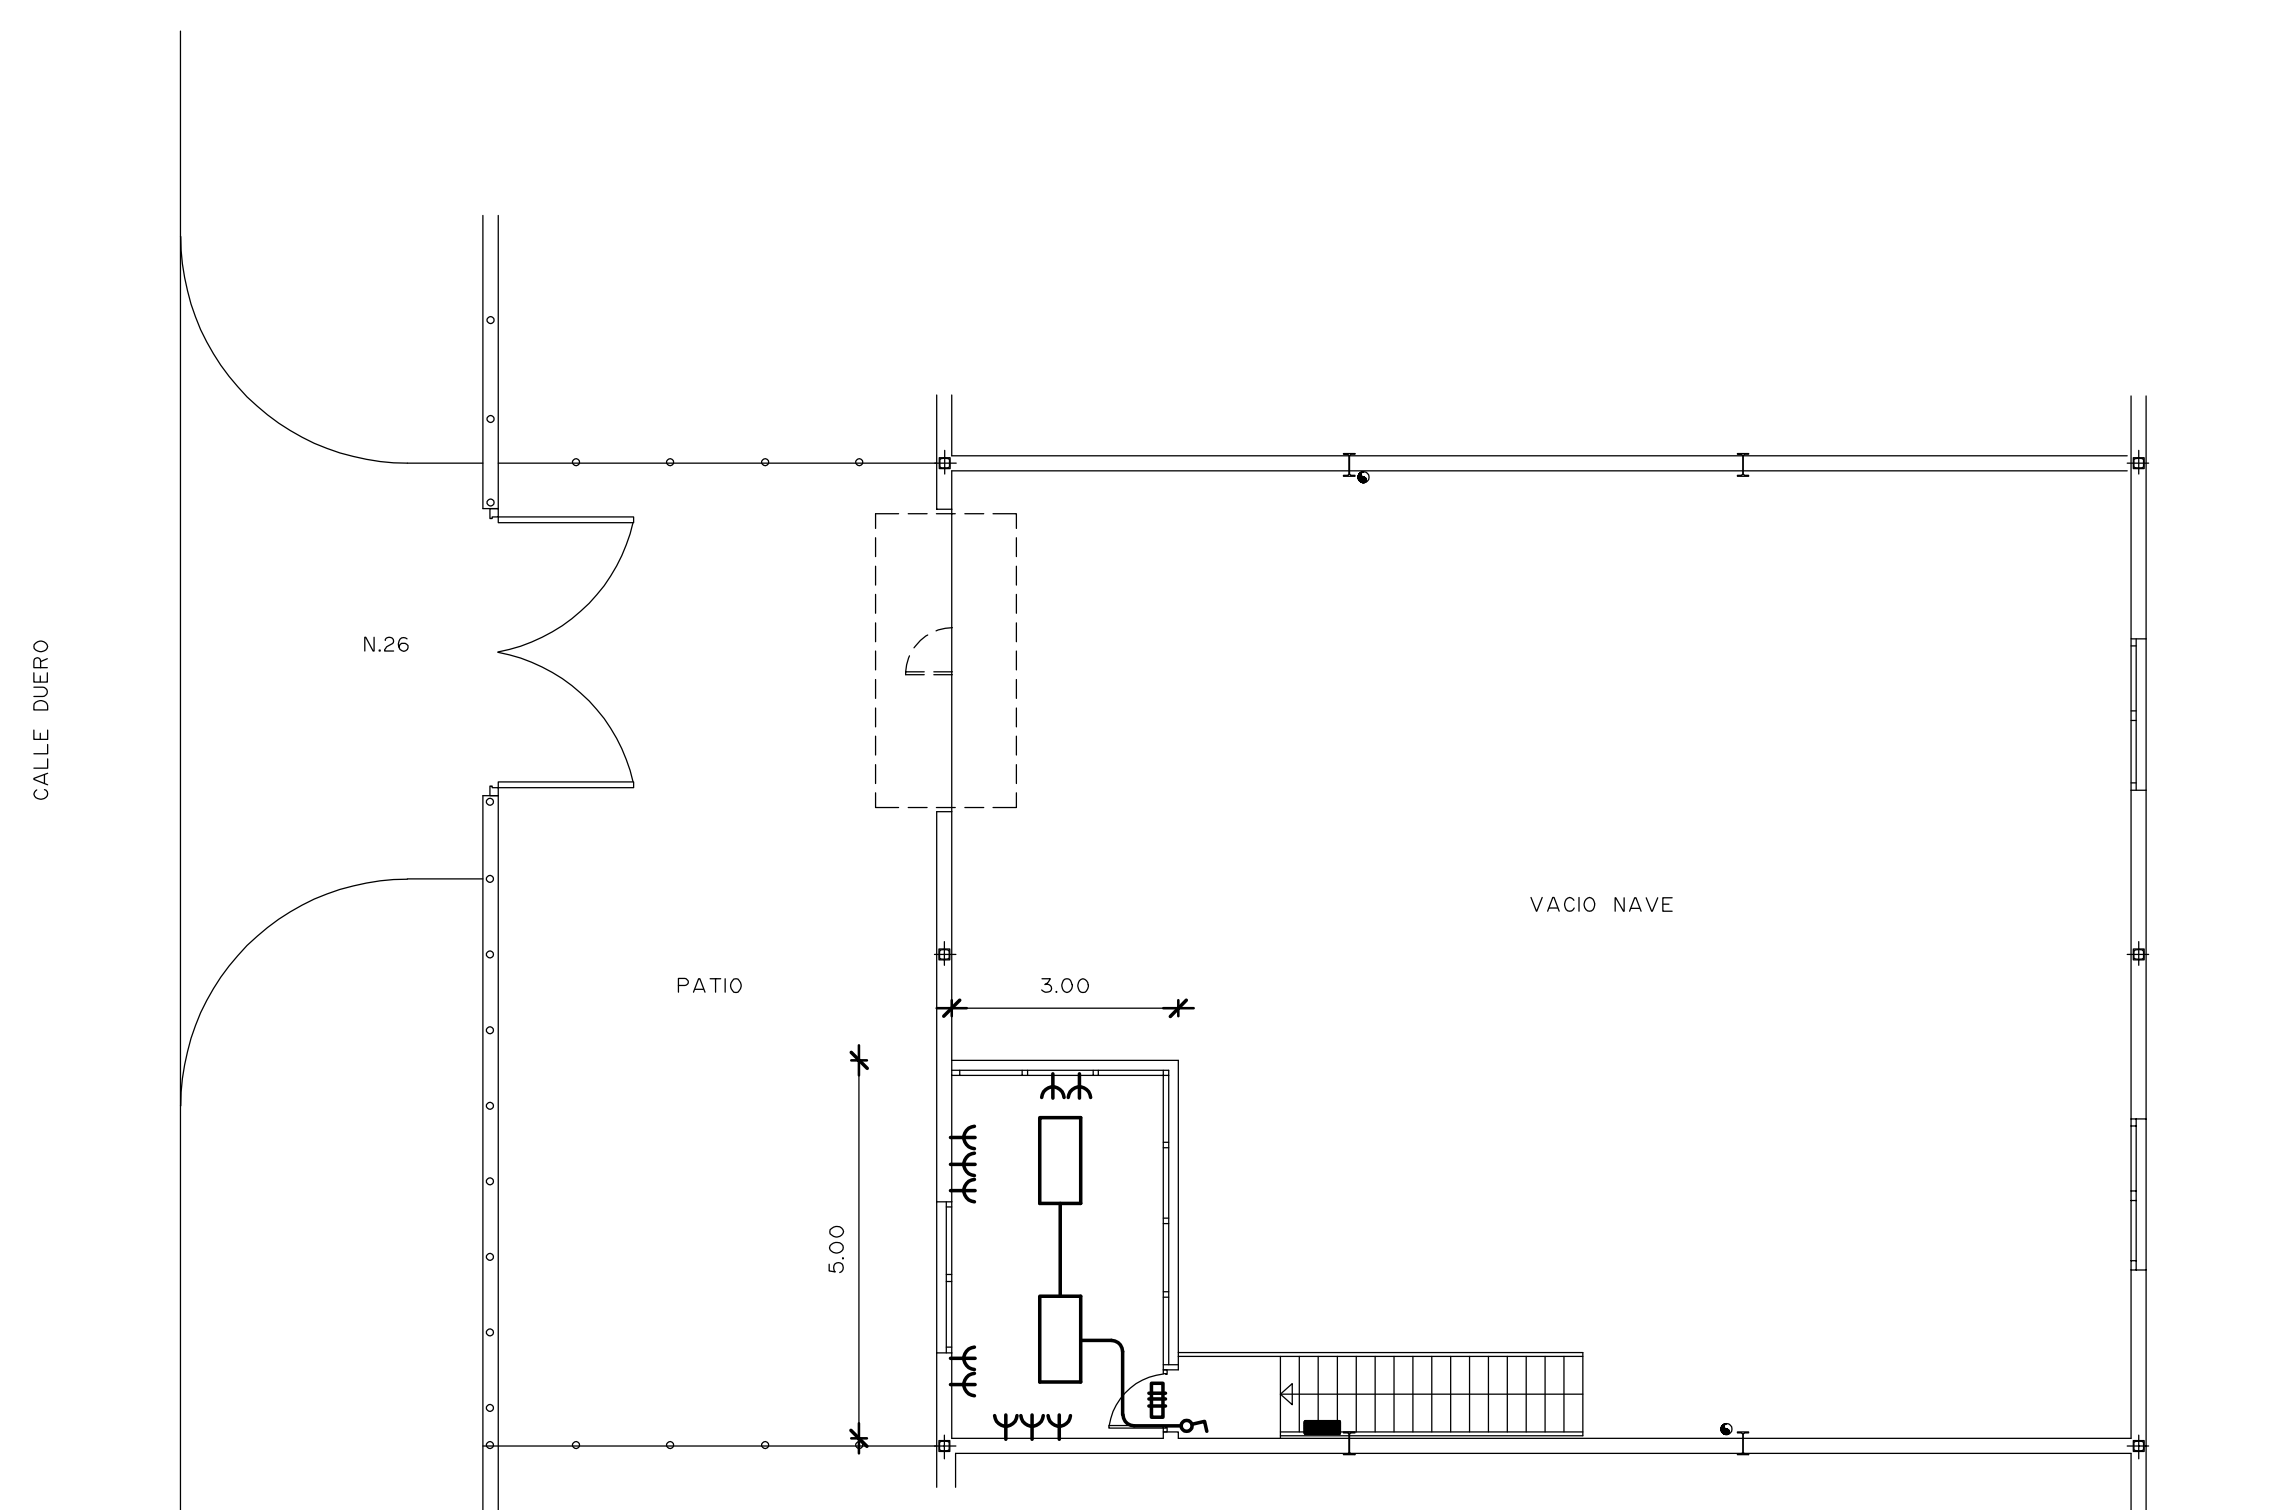

ENTREPLANTA

CALLE ACCESO PARTICULAR A OTRAS NAVES DESDE LA CALLE CASTILLA

CALLE ACCESO PARTICULAR A OTRAS NAVES DESDE LA CALLE CASTILLA

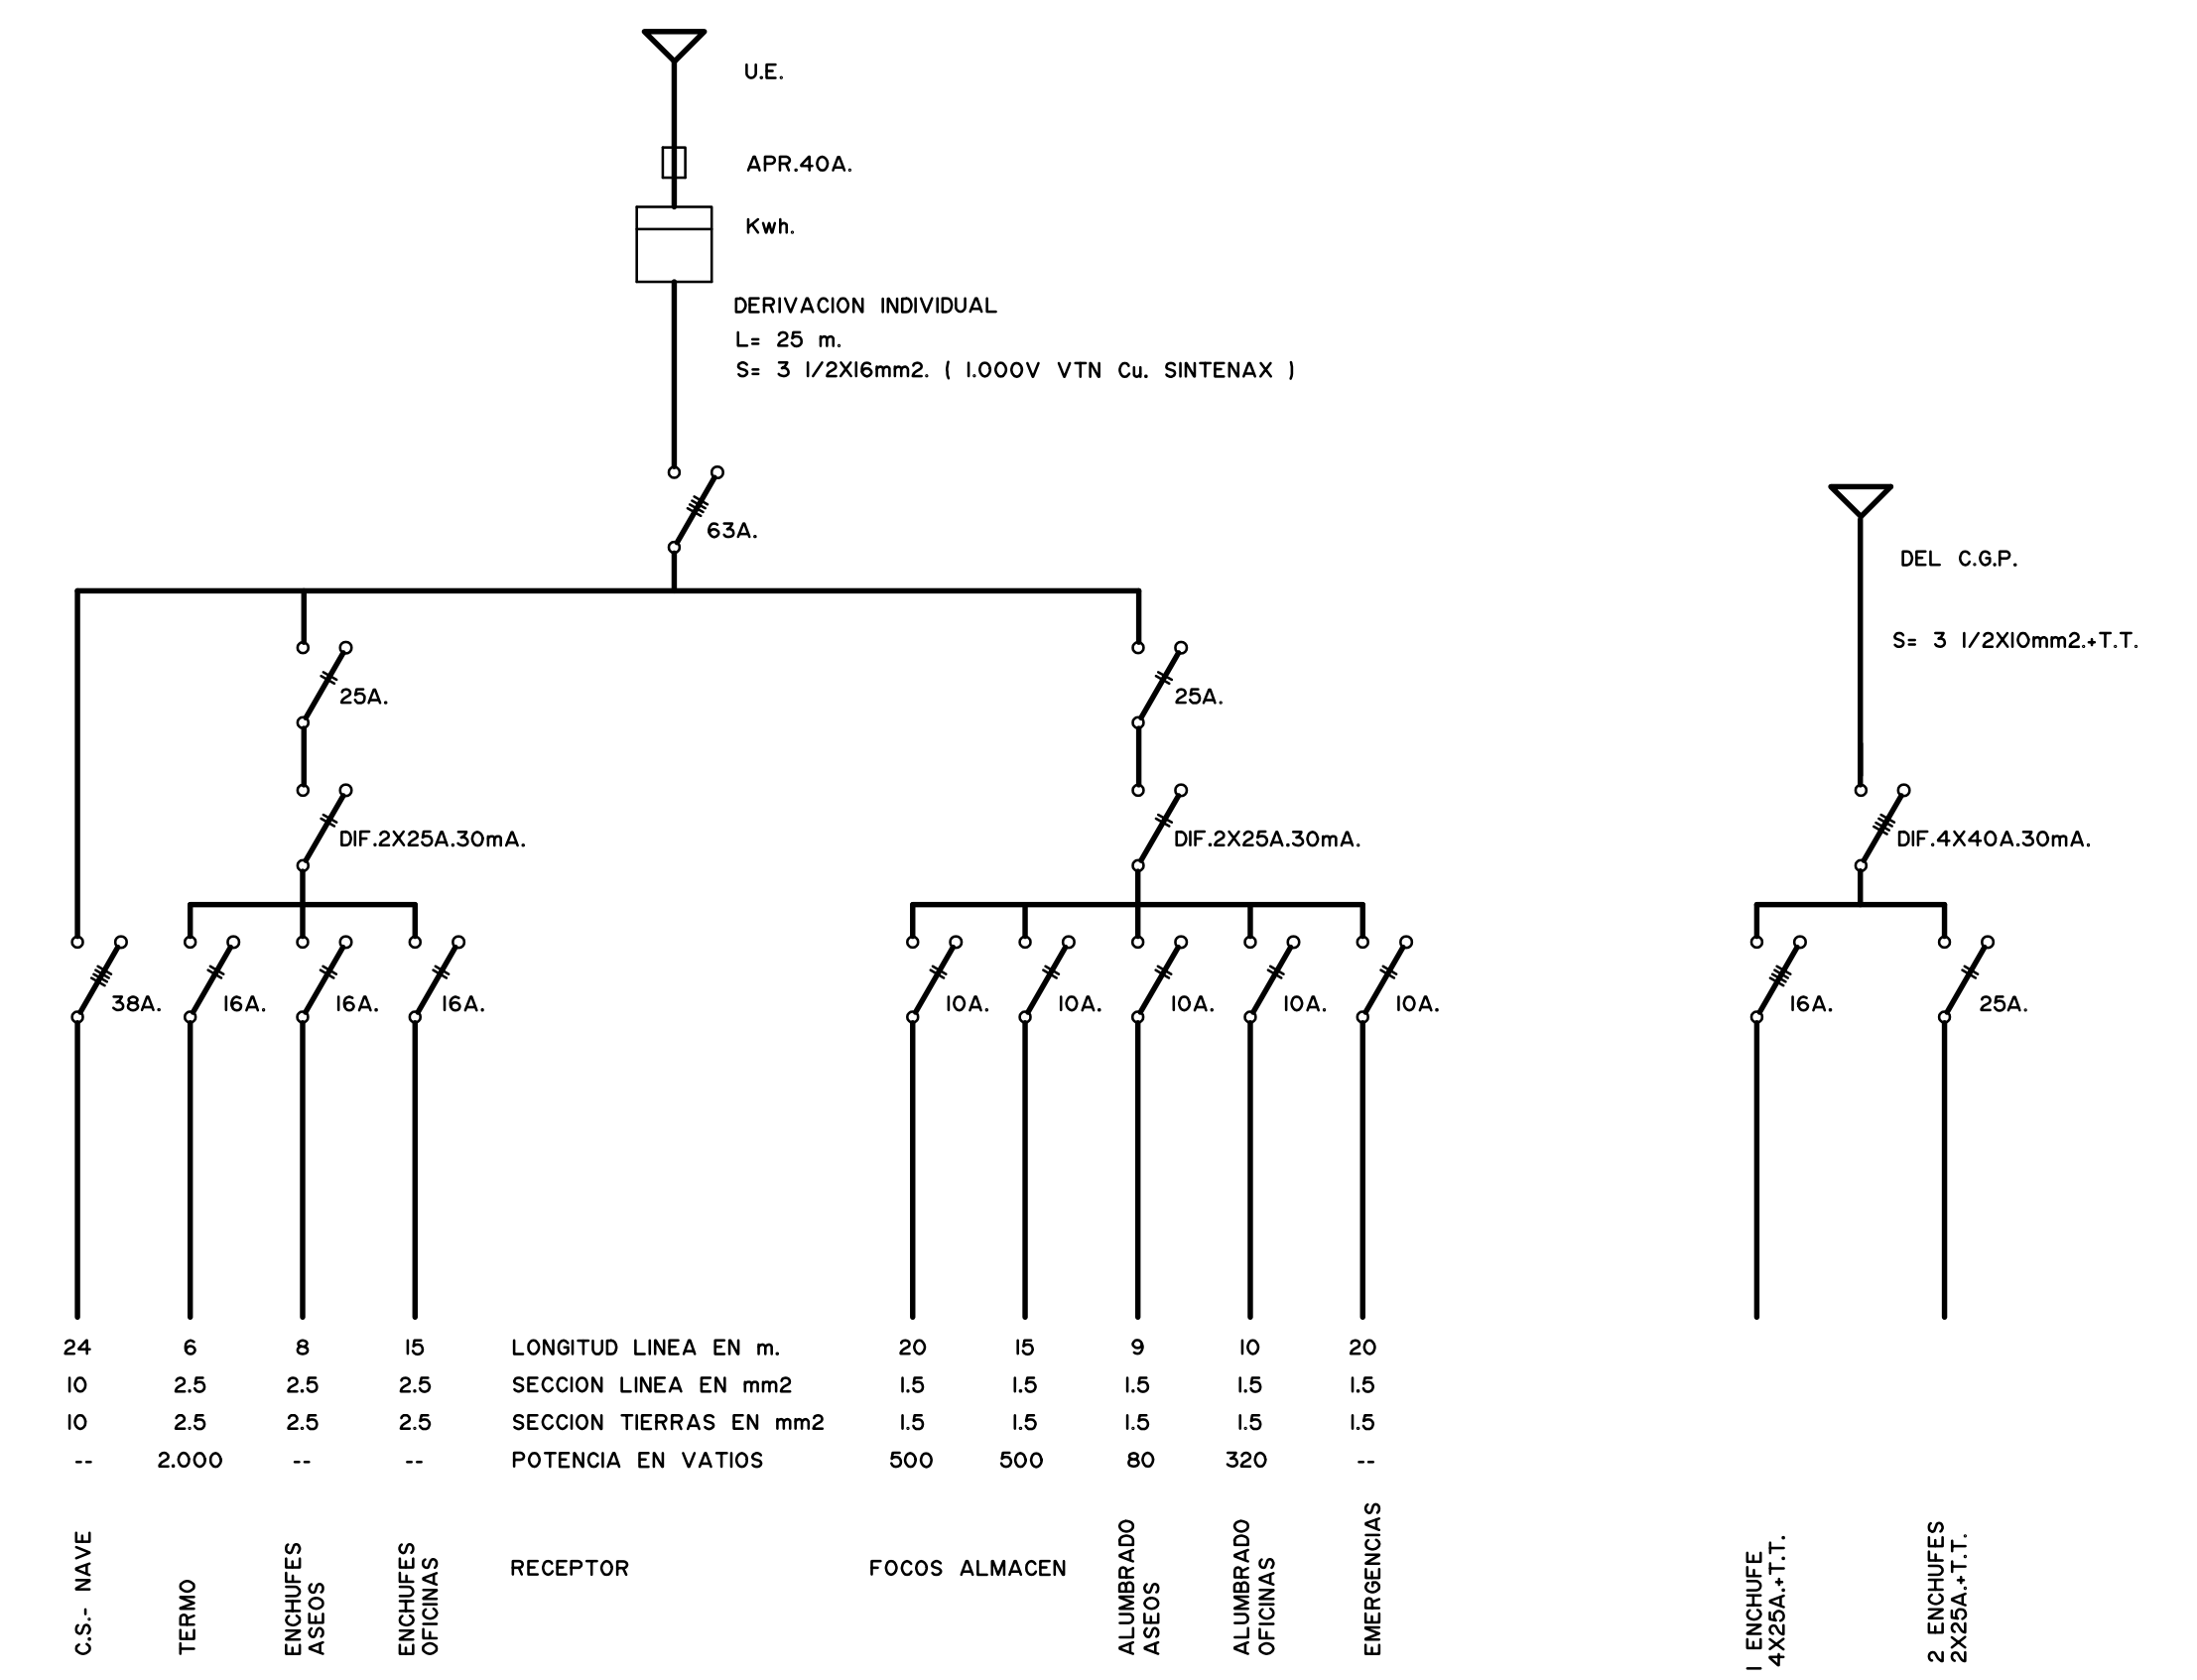

C. G. P.

C.S. TIPO NAVE

ESQUEMAS UNIFILARES

LEYENDA

- PROYECTOR VMCC-250 w.
- ▭ PANTALLA FLUORESCENTE IX40w.
- ▭ PANTALLA FLUORESCENTE 4X40w.
- ⊗ INTERRUPTOR PUNTO DE LUZ SENCILLO
- ⊕ BASE DE ENCHUFE 2X15A.-T.T.
- C.G.P.- ▭ CUADRO GENERAL DE PROTECCION
- C.S.- ▭ CUADRO SECUNDARIO DE PROTECCION
- PUNTO DE LUZ SEÑALIZACION Y EMERGENCIA 300 LUMENES
- ⊕ PUNTO DE LUZ SEÑALIZACION Y EMERGENCIA 165 LUMENES

NAVE EN MEJORADA DEL CAMPO
C/DUERO N. 26

ELECTRICIDAD Y ESQUEMA UNIFILAR
ESCALA 1/100