




DETALLE INTERIOR ARMARIO

| DIAMETRO CONTADOR (mm.) | LONGITUD (mm.) | ALTURA (mm.) | ANCHURA (mm.) |
|-------------------------|----------------|--------------|---------------|
| 13-20 | 400 | 400 | 150 |
| 30-40 | 620 | 560 | 200 |
| 50-65 | 1000 | 700 | 300 |

DISTANCIAS EN CMS.

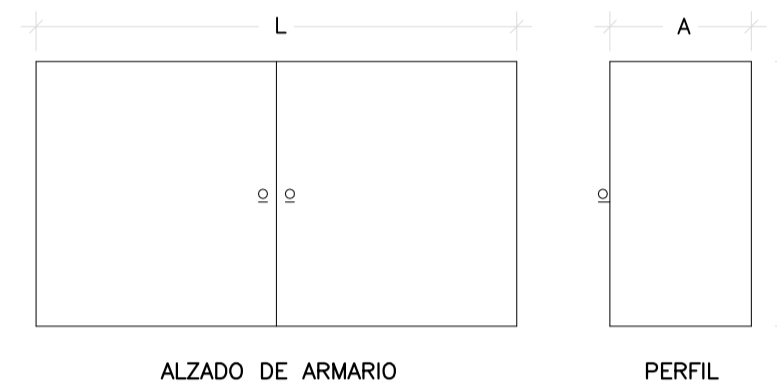


- ENTRADA EN LA ACOMETIDA.
- CONEXION A REALIZAR POR USUARIO.
- RED INTERIOR (PROPIEDAD DEL USUARIO).

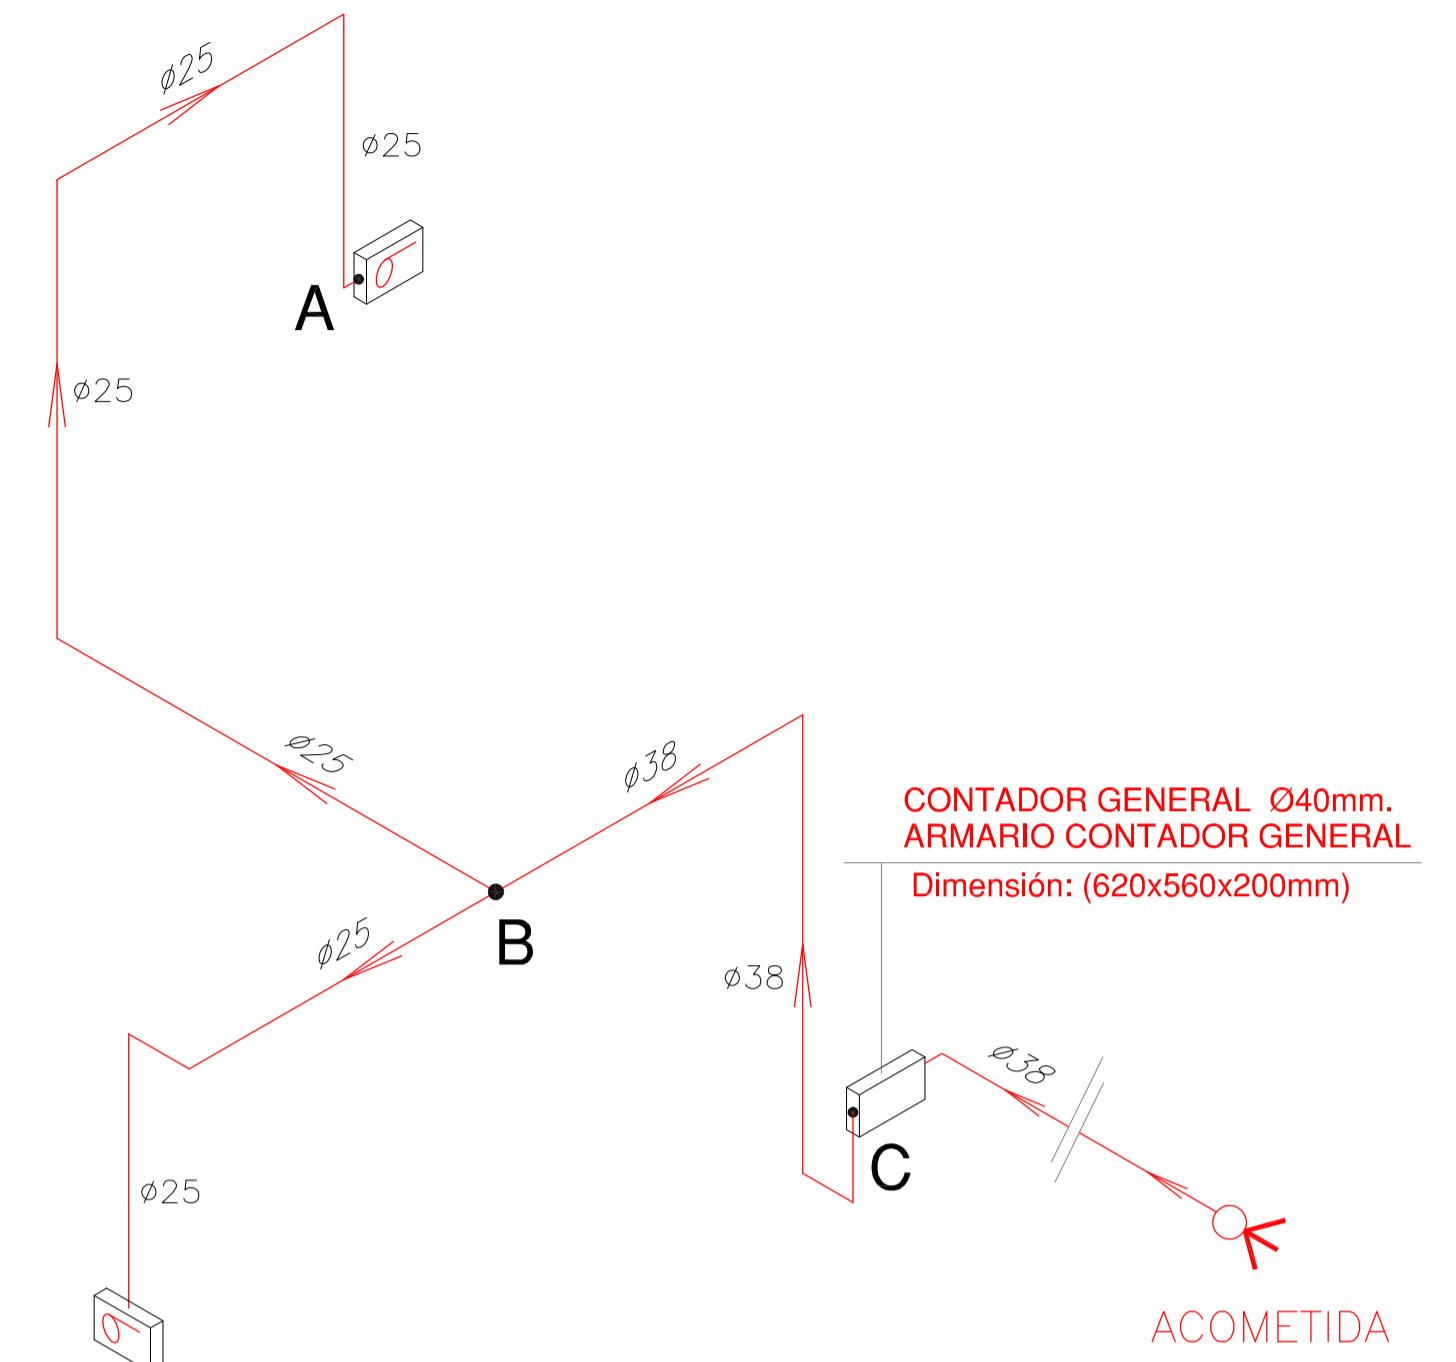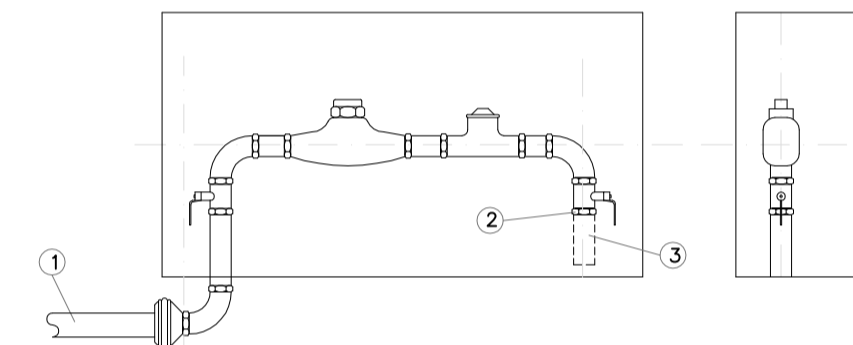


PERSPECTIVA INSTALACIÓN

DIMENSIONES ARMARIO CONTADOR

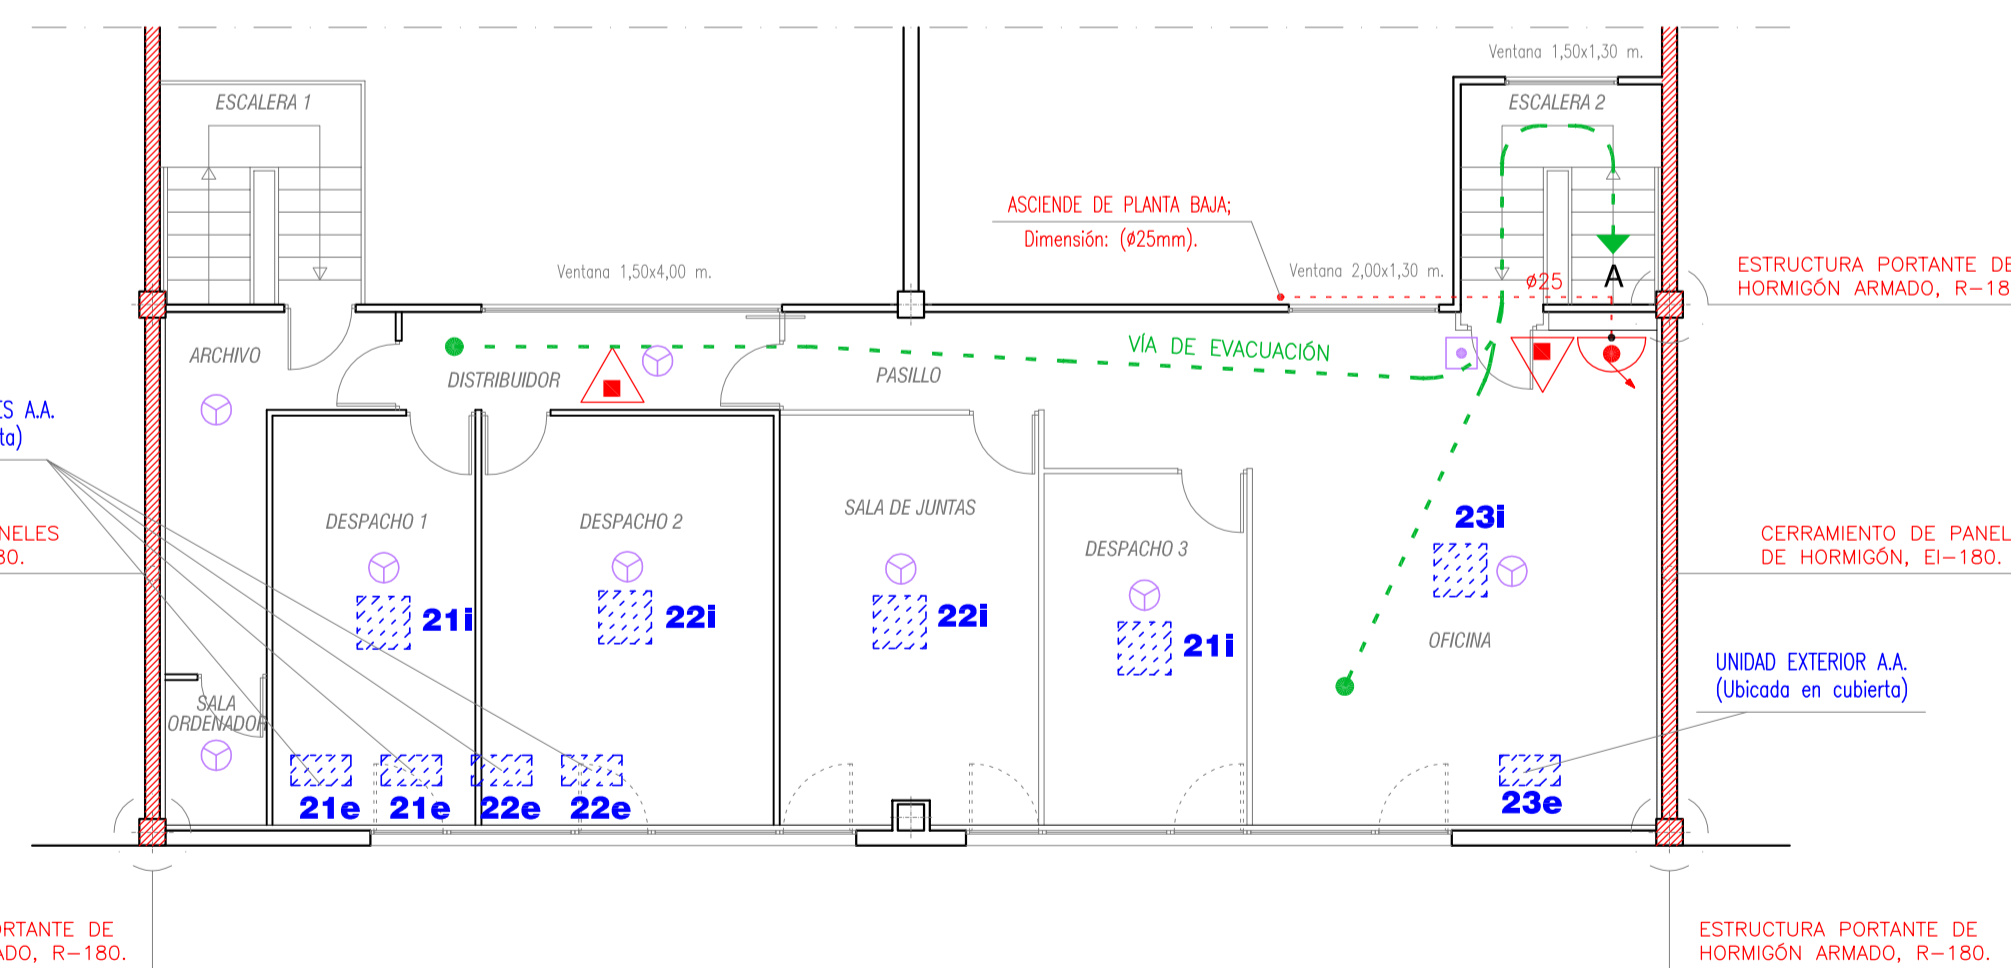

ENTREPLANTA (Protección Contra Incendios)

ESCALA 1:100

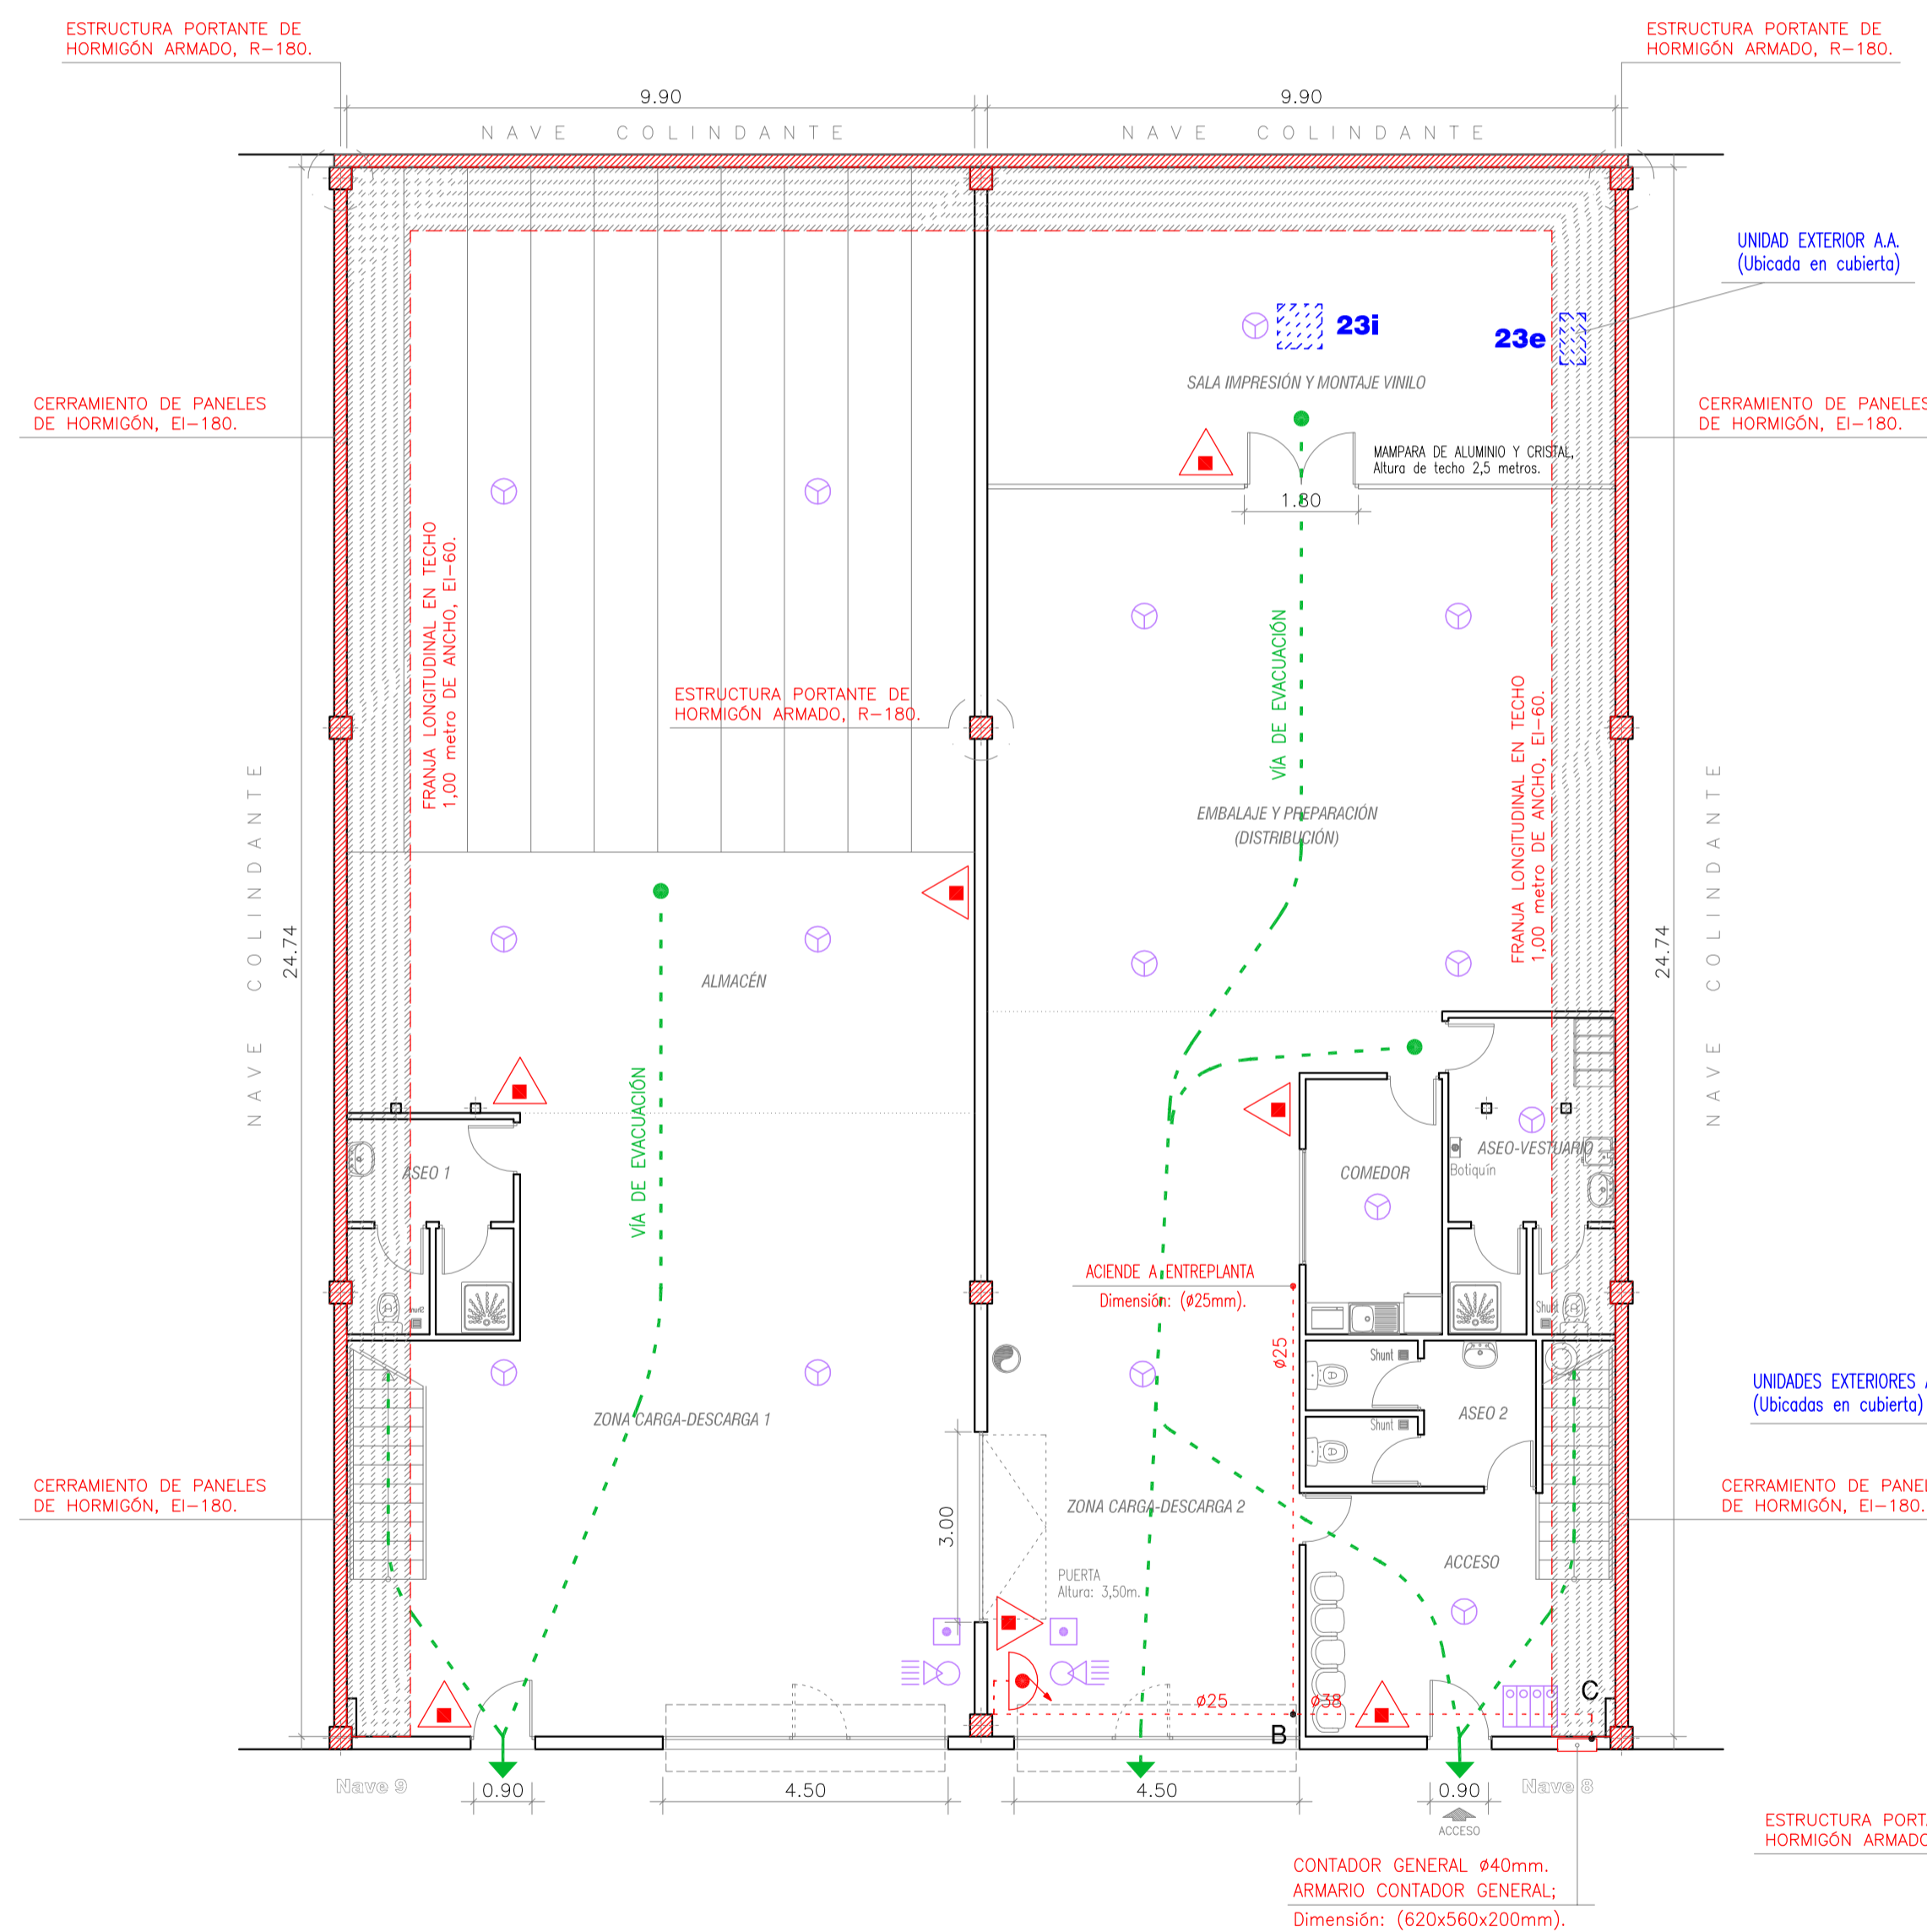

PLANTA BAJA (Protección Contra Incendios)

ESCALA 1:100

| PROTECCIÓN CONTRA INCENDIOS | | |
|-----------------------------|---|-----|
| SIMBOLOGÍA | SIGNIFICACIÓN | UDS |
| | B.I.E. CONTRA INCENDIOS EQUIPADA DE Ø25mm. | 02 |
| | EXTINTOR MANUAL POLVO ABC 21A-113B 6KG. | 09 |
| | CENTRALITA DE DETECCIÓN DE INCENDIOS. | 01 |
| | DETECTOR ÓPTICO DE INCENDIOS. | 23 |
| | PULSADOR DE ALARMA CON CRISTAL COLOCADO. | 03 |
| | SIRENA BITONAL DE ALARMA ACÚSTICA Y VISUAL. | 02 |

| INSTALACIÓN DE CLIMATIZACIÓN | | | |
|------------------------------|--|--------------|-----|
| Nº | CONCEPTO | POTENCIA | UDS |
| 21. | EQUIPO CLIMATIZACIÓN DE AIRE PARTIDO, 1x1. | 950W/230V. | 2 |
| 22. | EQUIPO CLIMATIZACIÓN DE AIRE PARTIDO, 1x1. | 1.550W/230V. | 2 |
| 23. | EQUIPO CLIMATIZACIÓN DE AIRE PARTIDO, 1x1. | 2.450W/230V. | 2 |

| | | |
|--|---|---------------|
| TECMO PROYECTOS TÉCNICOS Tlf. & Fax: 91-6138009 | FECHA: DIC-14 | PLANO Nº: 5 |
| | EXPTPE: 05514 | ESCALA: 1:100 |
| PROYECTO: REFORMA E INSTALACIÓN EN NAVE INDUSTRIAL ALMACÉN-DISTRIBUCIÓN DISPENSADORES PORTÁTILES BEBIDAS | | |
| SITUACIÓN EN LA CL. NEWTON Nº 1, Edificio 2, Naves 8 y 9; 28914 LEGANÉS (Madrid). | | |
| PLANO DE PLANTA BAJA Y ENTREPLANTA (Instalación de P.C.I. e Instalación de Climatización), DETALLE INTERIOR ARMARIO, DIMENSIONES ARMARIO Y PERSPECTIVA DE INSTALACIÓN. | | |
| TITULAR: C.I.F.: B/81821506. INICIATIVAS Y PROYECTOS HOSTELEROS, S.L. | INGENIERO TÉCNICO INDUSTRIAL: COL. 12.657. D. ELOY MONTERO MANZANO. | |