

EDIFICIO AVENIDA

AVDA. DE LA INDUSTRIAL CON 9 TRANCHESO GERVAAS
ALCOBENDAS, MADRID


ARQUITECTA
DE PAULA

PROMUEVEN

INTERSTAR

TEL: 91 691 30 11 Mayo de 2000

PLANTA BAJA

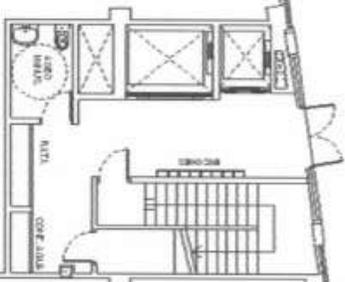

LOCAL COMERCIAL 1

S. Constr. con zonas Comunes = 330,03m²

Sup. Construida Privativa = 290,27 m²

LOCAL COMERCIAL 2

S. Construidas con Comunes = 364,36 m²

Sup. Construida Privativa = 320,46 m²



Plano Comercial:
Superficies, medidas, configuración, linderos y demás, son los previstos, sujetos a posibles modificaciones por exigencias técnicas, jurídicas o comerciales.




AVDA. DE LA INDUSTRIA

FCO. GERVÁS

PROYECTO DE EJECUCION	
EDIFICIO INDUSTRIAL Y TERCIARIO	
SITUACION	
CALLE INDUSTRIA e/v CALLE FRANCISCO GERVÁS, ALCOBENDAS (MADRID)	
TITULO DE PLANO	
PLANO PLANTA BAJA	
LA PROPIEDAD	INGENIERO TECNICO INDUSTRIAL COLEGIADO N.º: 15.514
GESTIONES PATRIMONIALES DE PAULA, S.A.	FECHA MAYO 2007
INVSIGAR INVERSIONES INDUSTRIALES, S.A.	ESCALA 1/150
FRANCISCO J. RIAGUAS SILVAN	N.º PLANO A-05
EXPEDIENTE 206/04	

C.T.

AVDA. DE LA INDUSTRIA

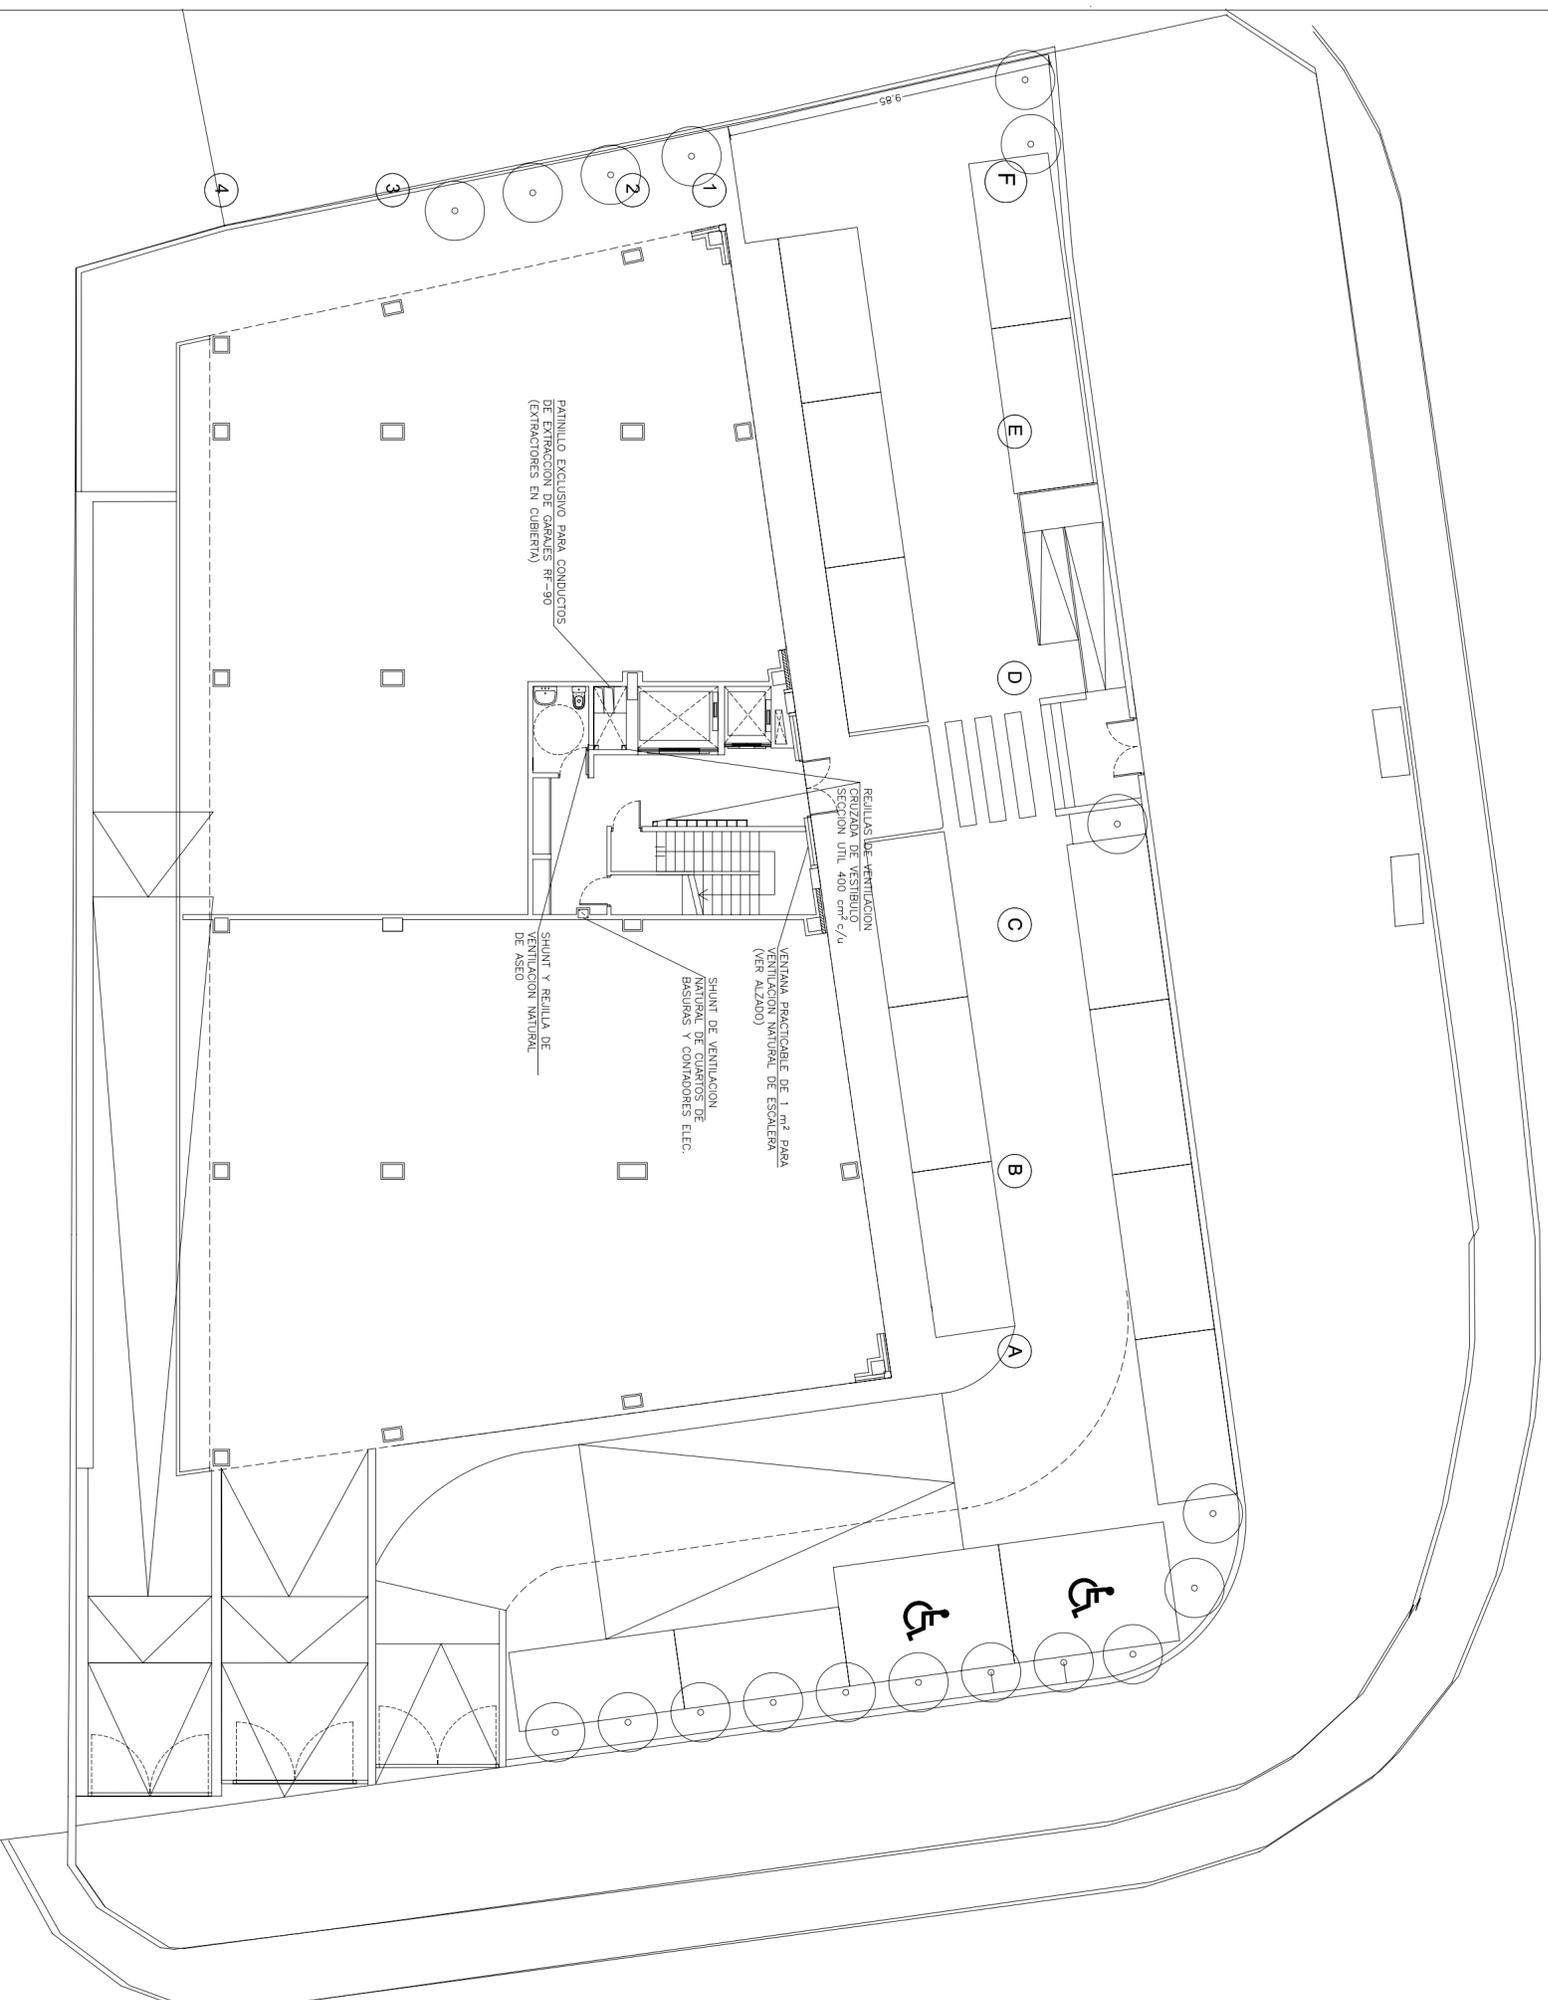

C.T.

FCO. GERVAS



PROYECTO DE EJECUCION

EDIFICIO INDUSTRIAL Y TERCIARIO

SITUACION

CALLE INDUSTRIA c/v CALLE FRANCISCO HERVAS, ALCOBENDAS (MADRID)


TITULO DE PLANO

PLANTA BAJA. VENTILACION

LA PROPIEDAD	INGENIERO TECNICO INDUSTRIAL COLEGIADO N.º: 15.514	EXPEDIENTE	206/04
GESTIONES PATRIMONIALES DE PAULA, S.A.		FECHA	MAYO 2007
INVEGAR INVERSIONES INDUSTRIALES, S.A.	FRANCISCO J. RIAGUAS SILVAN	ESCALA	1/150
		N.º PLANO	1-03


C.T.

AVDA. DE LA INDUSTRIA

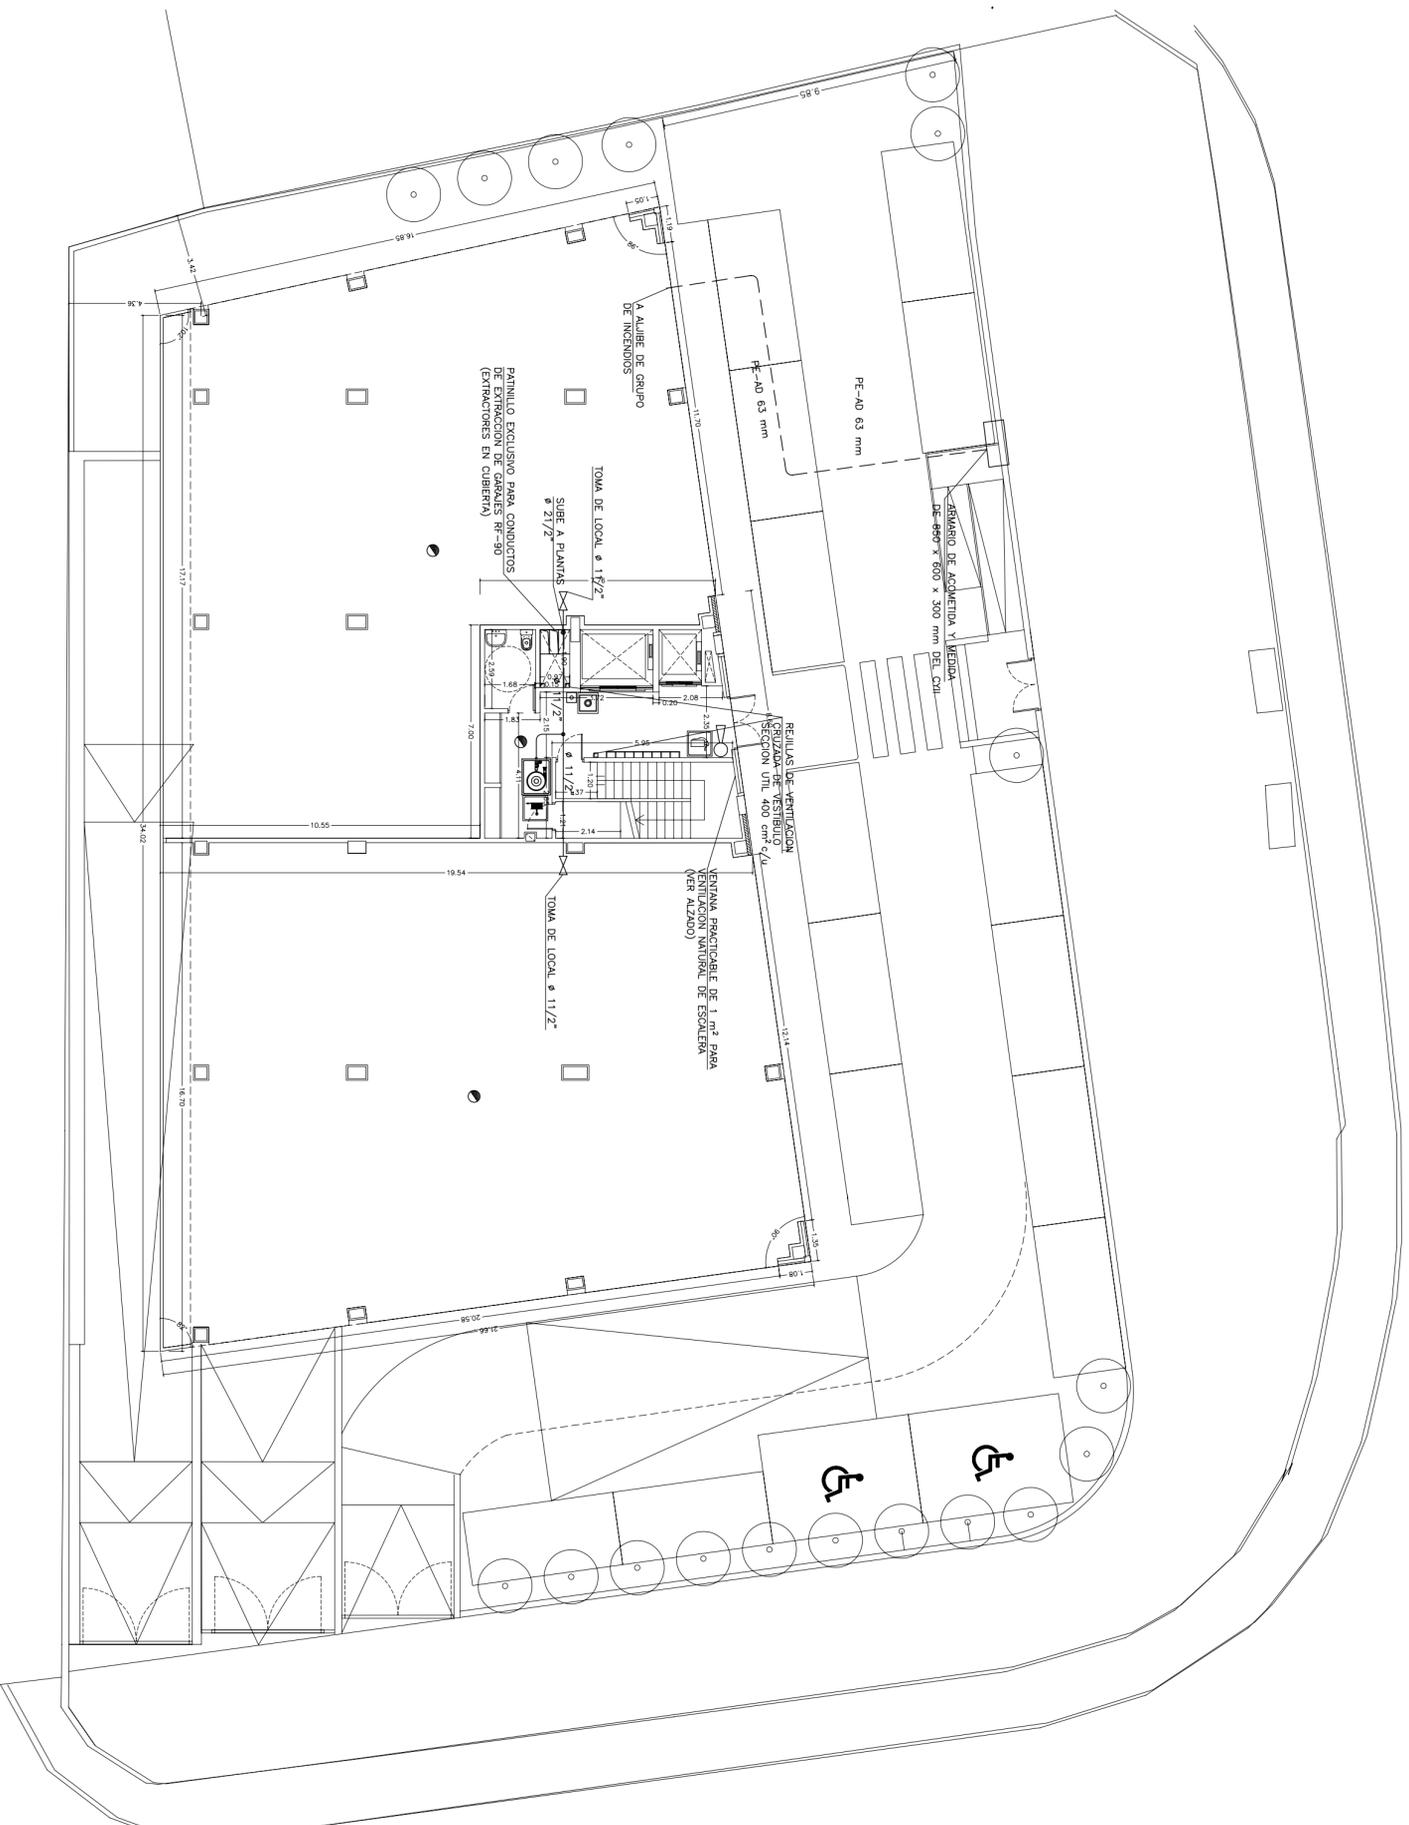

- TUBERIA DE POLIETILENO ALTA DENSIDAD PE-AD ENTERRADA
- TUBERIA DE ACERO NEGRO DIN-2440 EN ACABADO ROJO BOMBERO.
- EXTINTOR DE POLVO QUIMICO POLIVALENTE DE 6 Kg. DE AGENTE EXTINTOR EFICACIA 21A-113B.
- EXTINTOR DE CO2 DE 5 Kg. DE AGENTE EXTINTOR EFICACIA 34B
- BOCA DE INCENDIOS EQUIPADA DE 25mm., L=20 m.
- CENTRAL DE INCENDIOS DE ALARMA.
- DETECTOR TERMOCROMETRICO.
- DETECTOR IONICO DE HUMOS
- PULSADOR ALARMA.
- SIRENA EXTERIOR DE ALARMA
- SIRENA INTERIOR DE ALARMA
- SENAL CONTRA INCENDIOS "PULSADOR DE ALARMA" (210x297mm.)
- SENAL CONTRA INCENDIOS "EXTINTOR" (210x210mm.)
- SENAL CONTRA INCENDIOS "BOCA DE INCENDIOS" (297x297mm.)
- SENAL CONTRA INCENDIOS "CAMINO DE EVACUACION" (297x420mm.)

King Sturge Project Management	
PROYECTO DE EJECUCION	
EDIFICIO INDUSTRIAL Y TERCIARIO	
SITUACION	
CALLE INDUSTRIA c/v CALLE FRANCISCO HERVAS, ALCOBENDAS (MADRID)	
TTULO DE PLANO	
PLANTA BAJA. INSTALACION CONTRA INCENDIOS	
L.A PROPIEDAD	INGENIERO TECNICO INDUSTRIAL COLEGIADO N.º 15.514
GESTIONES PATRIMONIALES DE PAULA, S.A.	EXPEDIENTE 206/04
INVS66R INVERSIONES INDUSTRIALES, S.A.	FRANCISCO J. BIAQUAS SILVAN
	FECHA MAYO 2007
	ESCALA 1/150
	N.º PLANO 1-08

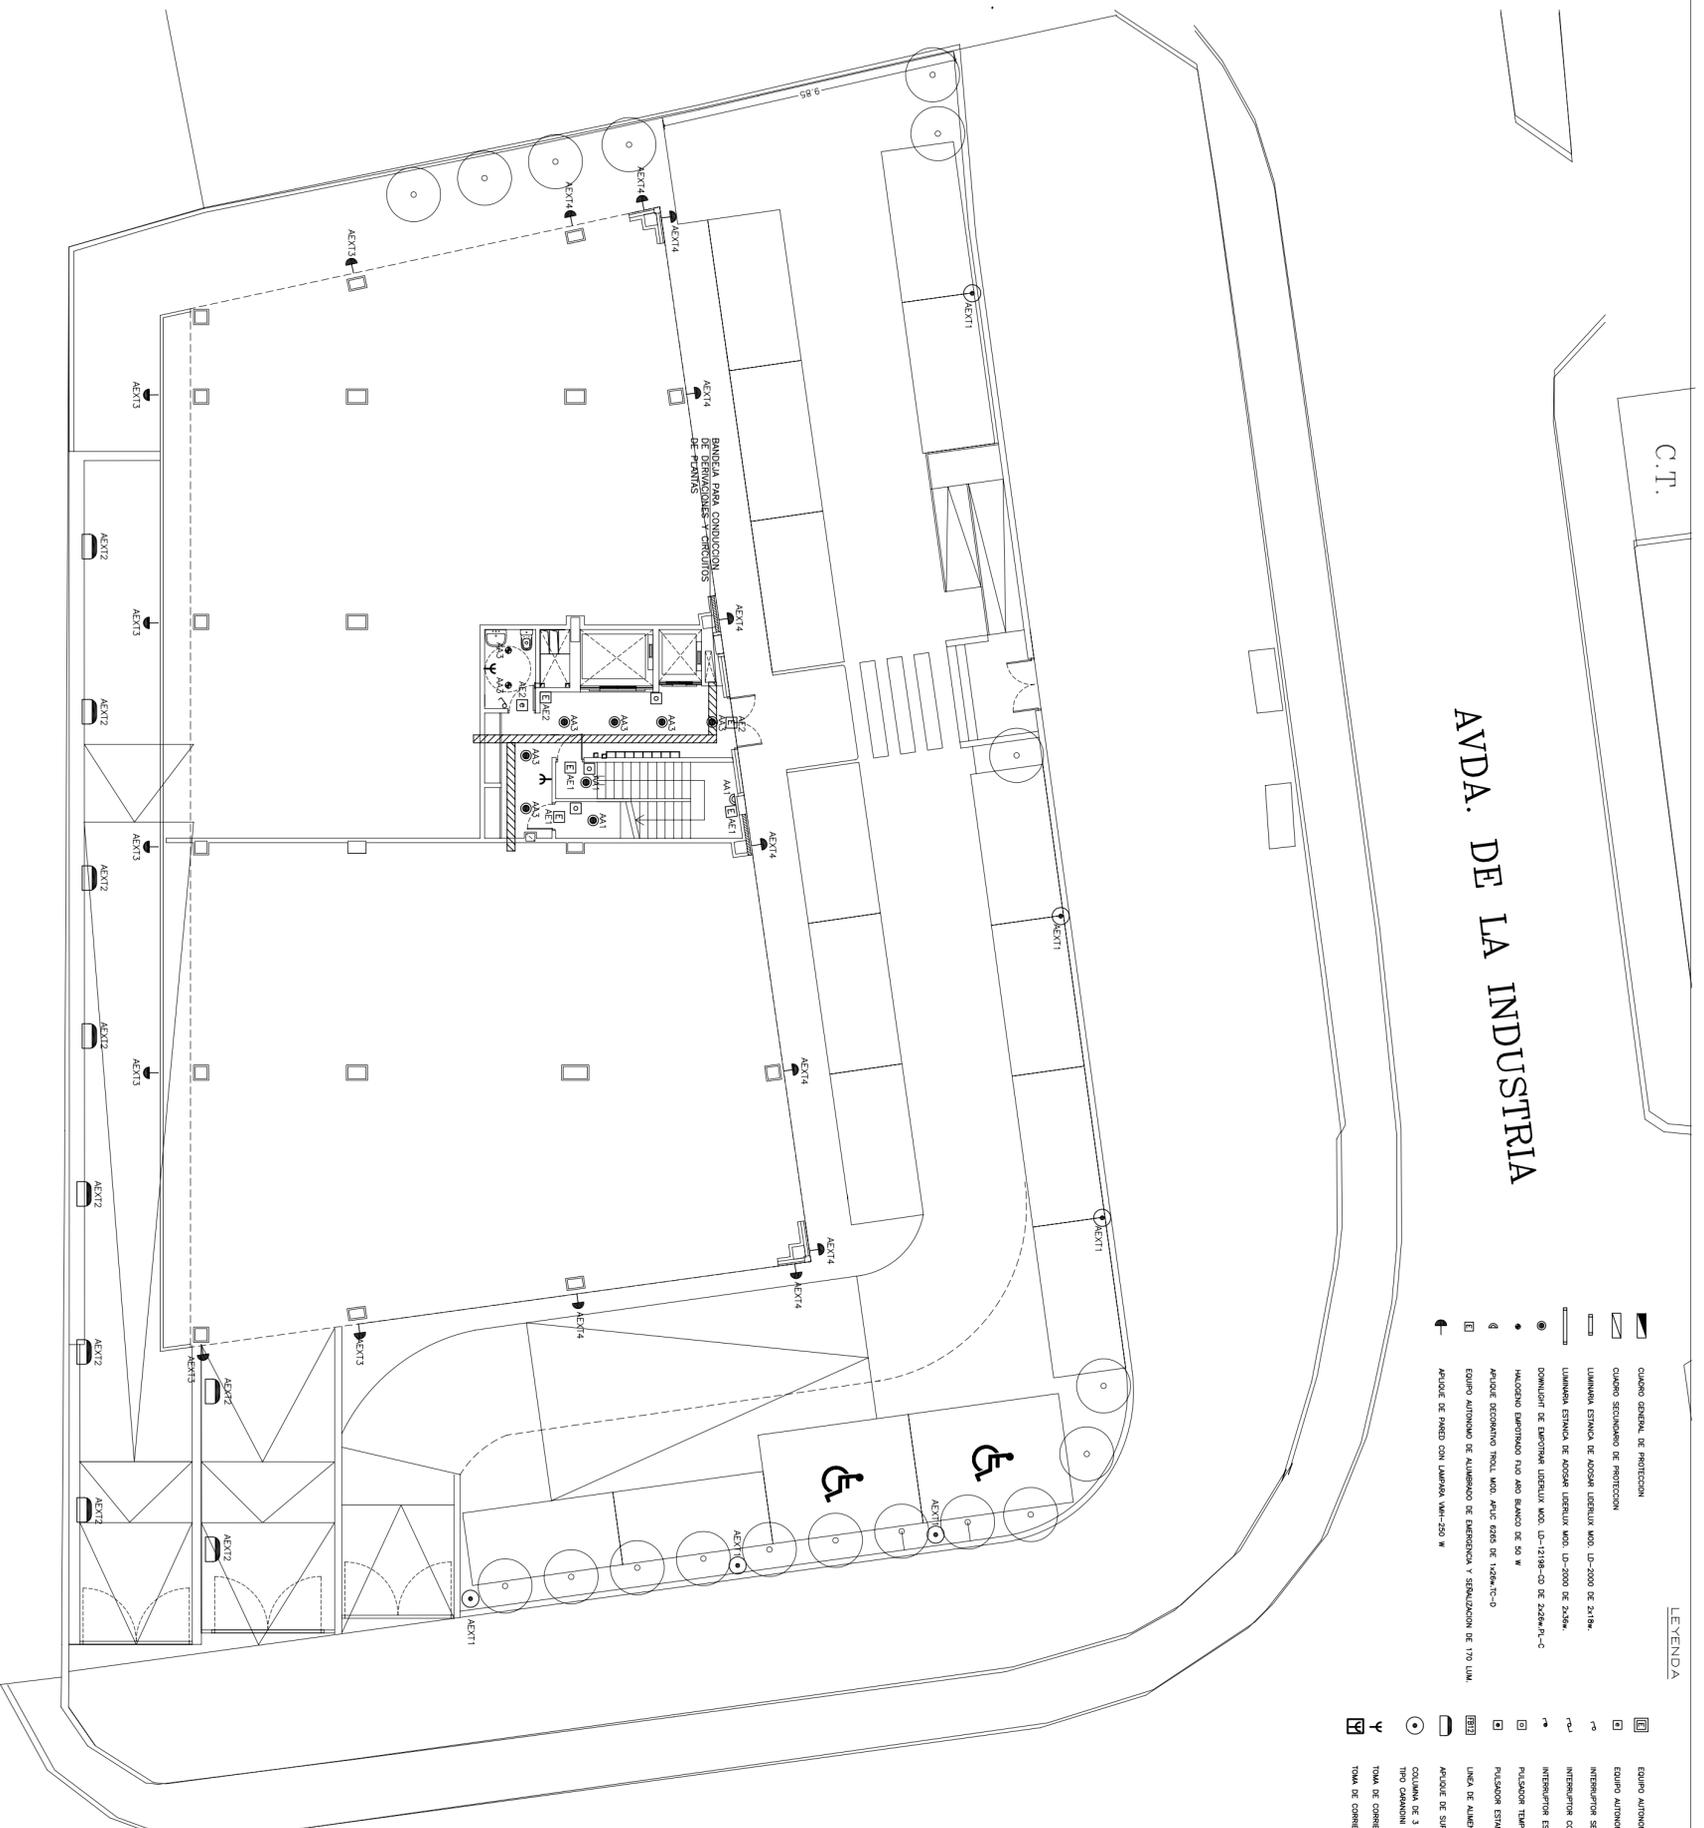

AVDA. DE LA INDUSTRIA

C.T.

LEYENDA

- CUBO GENERAL DE PROTECCION
- CUBO SECUNDARIO DE PROTECCION
- LAMPARA ESTANCA DE ACORAR LUMENUX MOX. UJ-2000 DE 2x18w.
- LAMPARA ESTANCA DE ACORAR LUMENUX MOX. UJ-2000 DE 2x24w.
- CONJUNTO DE EMERGENCIA LUMENUX MOX. UJ-1218w-CD DE 2x24w-PL-C
- HALOGENO EMERGENCIA P10 APO APO BAJOS DE 50 W
- APARATO ECONOMICO INCL. MOX. APUC 0265 DE 1x24w-TC-0
- EQUIPO AUTOMATICO DE ALUMBRADO DE EMERGENCIA Y SEÑALIZACION DE 170 LUM.
- APARATO DE PARED CON LAMPARA VMI-250 W
- EQUIPO AUTOMATICO DE ALUMBRADO DE EMERGENCIA Y SEÑALIZACION ESTANCO 250 LUM.
- EQUIPO AUTOMATICO DE ALUMBRADO DE EMERGENCIA Y SEÑALIZACION DE 45 LUM.
- INTERRUPTOR SENCILLO DE ALUMBRADO SIMON 75
- INTERRUPTOR COMBINADO DE ALUMBRADO SIMON 75
- INTERRUPTOR ESTANCO DE SUPERFICIE
- PULSADOR TEMPORIZADO DE ALUMBRADO SIMON 75 CON VISOR LUMINOSO
- PULSADOR ESTANCO TEMPORIZADO DE ALUMBRADO CON VISOR LUMINOSO
- LINEA DE ALIMENTACION A EQUIPOS
- APARATO DE SUPERFICIE ESTANCO P-45 OBTENER MOX. TIPO DE 2x24w-TC-0
- COLUMNA DE 3 m CON CUBO SUPERIOR DE 4 450 mm Y LAMPARA VMI-150 W TIPO OBTENER P-45-020/PL
- TAMA DE CUBIERTA TIPO OBTENER 2p+1, 11A.
- TAMA DE CUBIERTA TIPO OBTENER 2p+1, 14A. ESTANCA

FCO. GERVAS

C.T.

King Sturge
Project Management

PROYECTO DE EJECUCION

EDIFICIO INDUSTRIAL Y TERCIARIO

CALLE INDUSTRIA c/v CALLE FRANCISCO HERVAS, ALCOBENDAS (MADRID)

SITUACION

PLANTA BAUA. INSTALACION ELECTRICA

TITULO DE PLANO


LA PROPIEDAD	INGENIERO TECNICO INDUSTRIAL
GESTIONES PATRIMONIALES DE PAULA, S.A.	COLEGADO N.º: 15.514
INVSAGAR INVERSIONES INDUSTRIALES, S.A.	FRANCISCO J. RIAQUAS SILVAN

EXPEDIENTE	208/04
FECHA	MAYO 2007
ESCALA	1/150
N.º PLANO	1-14

TABLA DE CONEXIONES A APARATOS

APARATO	ALIMENTACION A.F.S.		ALIMENTACION A.C.S.		DESAGUE		NOTAS
	MATERIAL	DIAMETRO	MATERIAL	DIAMETRO	MATERIAL	DIAMETRO	
LAVABO	Cobre	13/15	Cobre	16/18	P.V.C.	40	
DUCHA	Cobre	13/15	Cobre	16/18	P.V.C.	40	
INODORO	Cobre	13/15	-	-	P.V.C.	110	
GRIFO RACOR-MANGUERA	Cobre	20/22	-	-	-	-	

- TUBERIA ENTERRADA PE-AD
- TUBERIA AGUA FRIA AISLADA
- TUBERIA AGUA CALIENTE AISLADA
- VALVULA DE CORTE
- ⊗ GRIFO RACOR MANGUERA
- ⊕ VALVULA DE CORTE CON VACIADO
- ⊗ TOMA DE AGUA FRIA O CALIENTE CON VALVULA DE CORTE

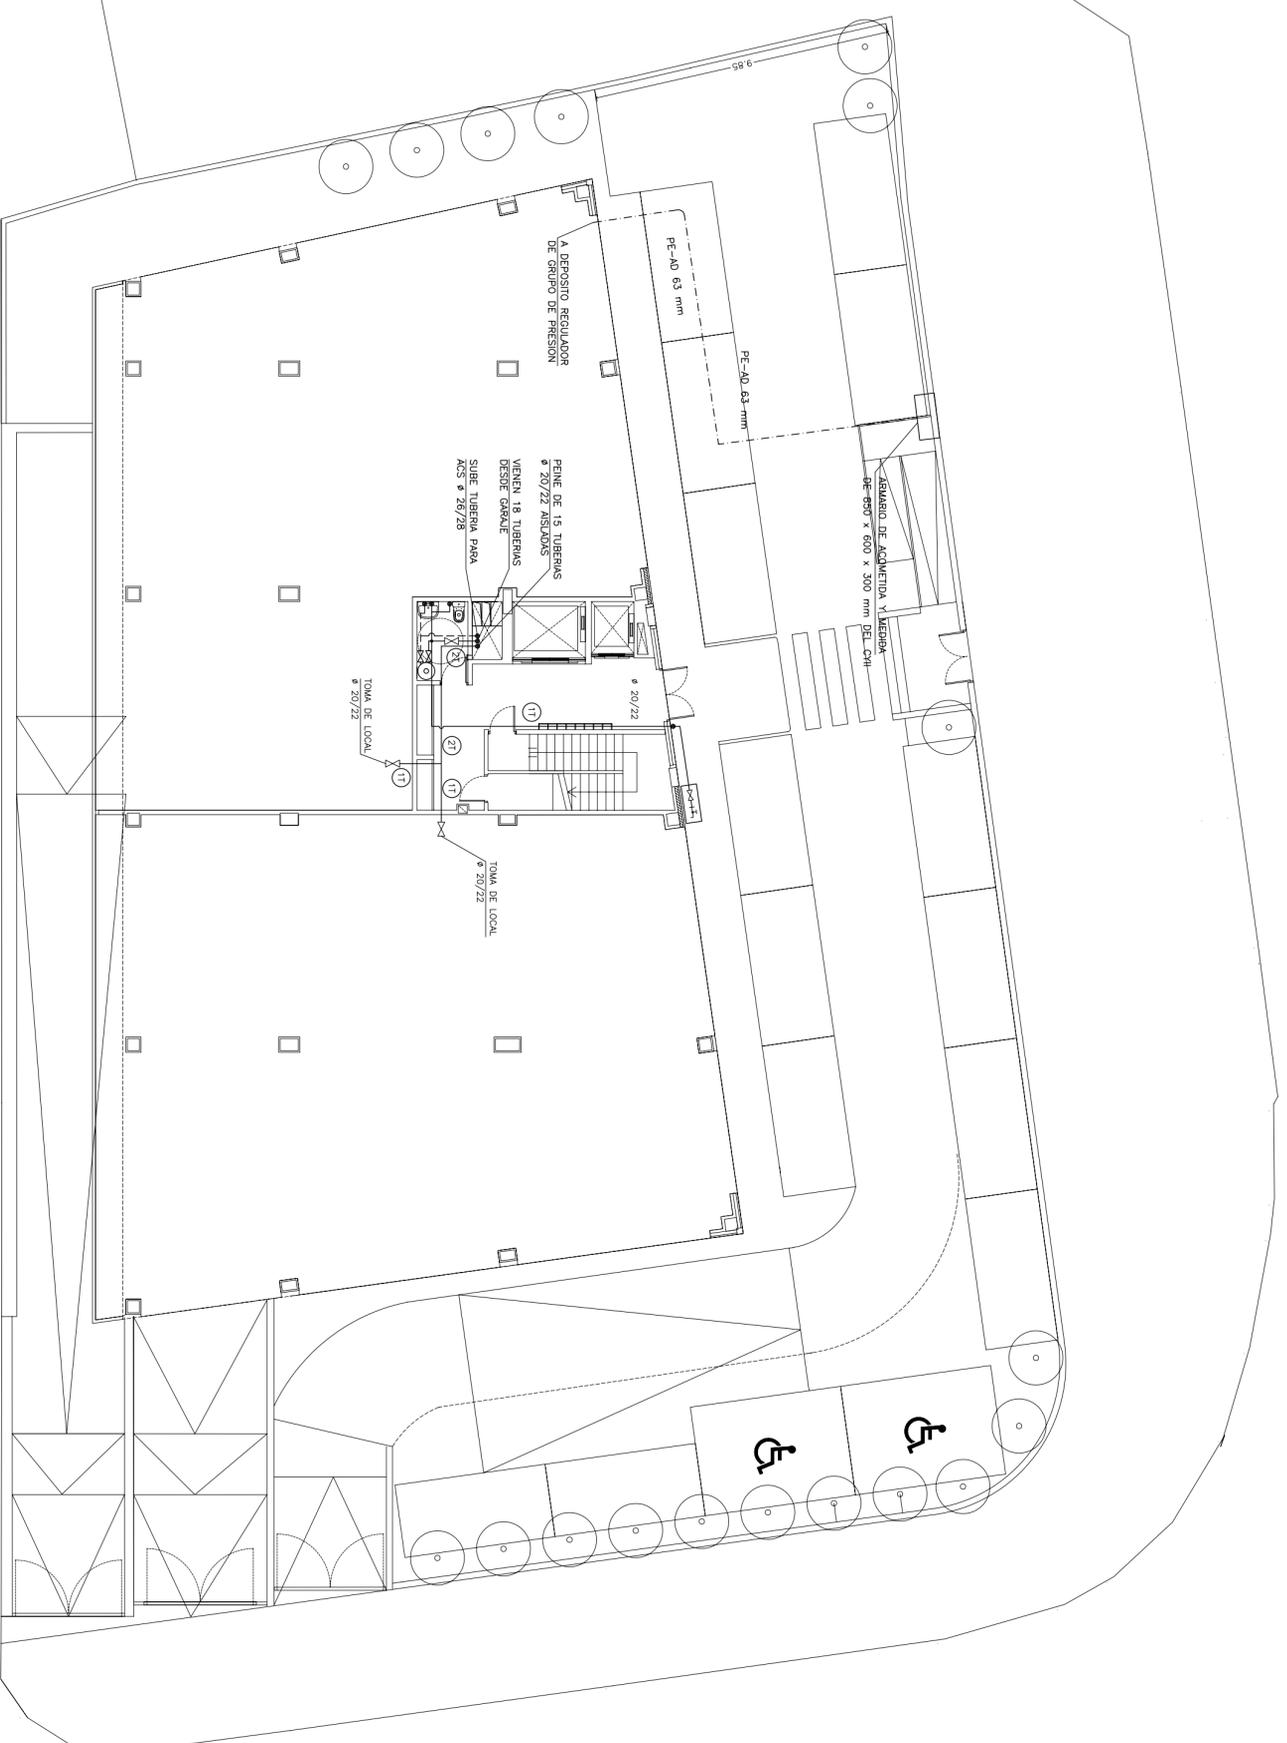

PROYECTO DE EJECUCION

SITUACION

EDIFICIO INDUSTRIAL Y TERCIARIO

CALLE INDUSTRIA c/v CALLE FRANCISCO HERVAS, ALCOBENDAS (MADRID)

TITULO DE PLANO

PLANTA BAUA. INSTALACION DE FONTANERIA

LA PROPIEDAD INGENIERO TECNICO INDUSTRIAL COLEGIADO N.º 15.514

EXPEDIENTE 208/04

GESTIONES PATRIMONIALES DE PAULA, S.A.


FECHA MAYO 2007

ESCALA 1/150

INVSAGAR INVERSIONES INDUSTRIALES, S.A.

FRANCISCO J. RIAQUÉS SILVÁN

N.º PLANO 1-19

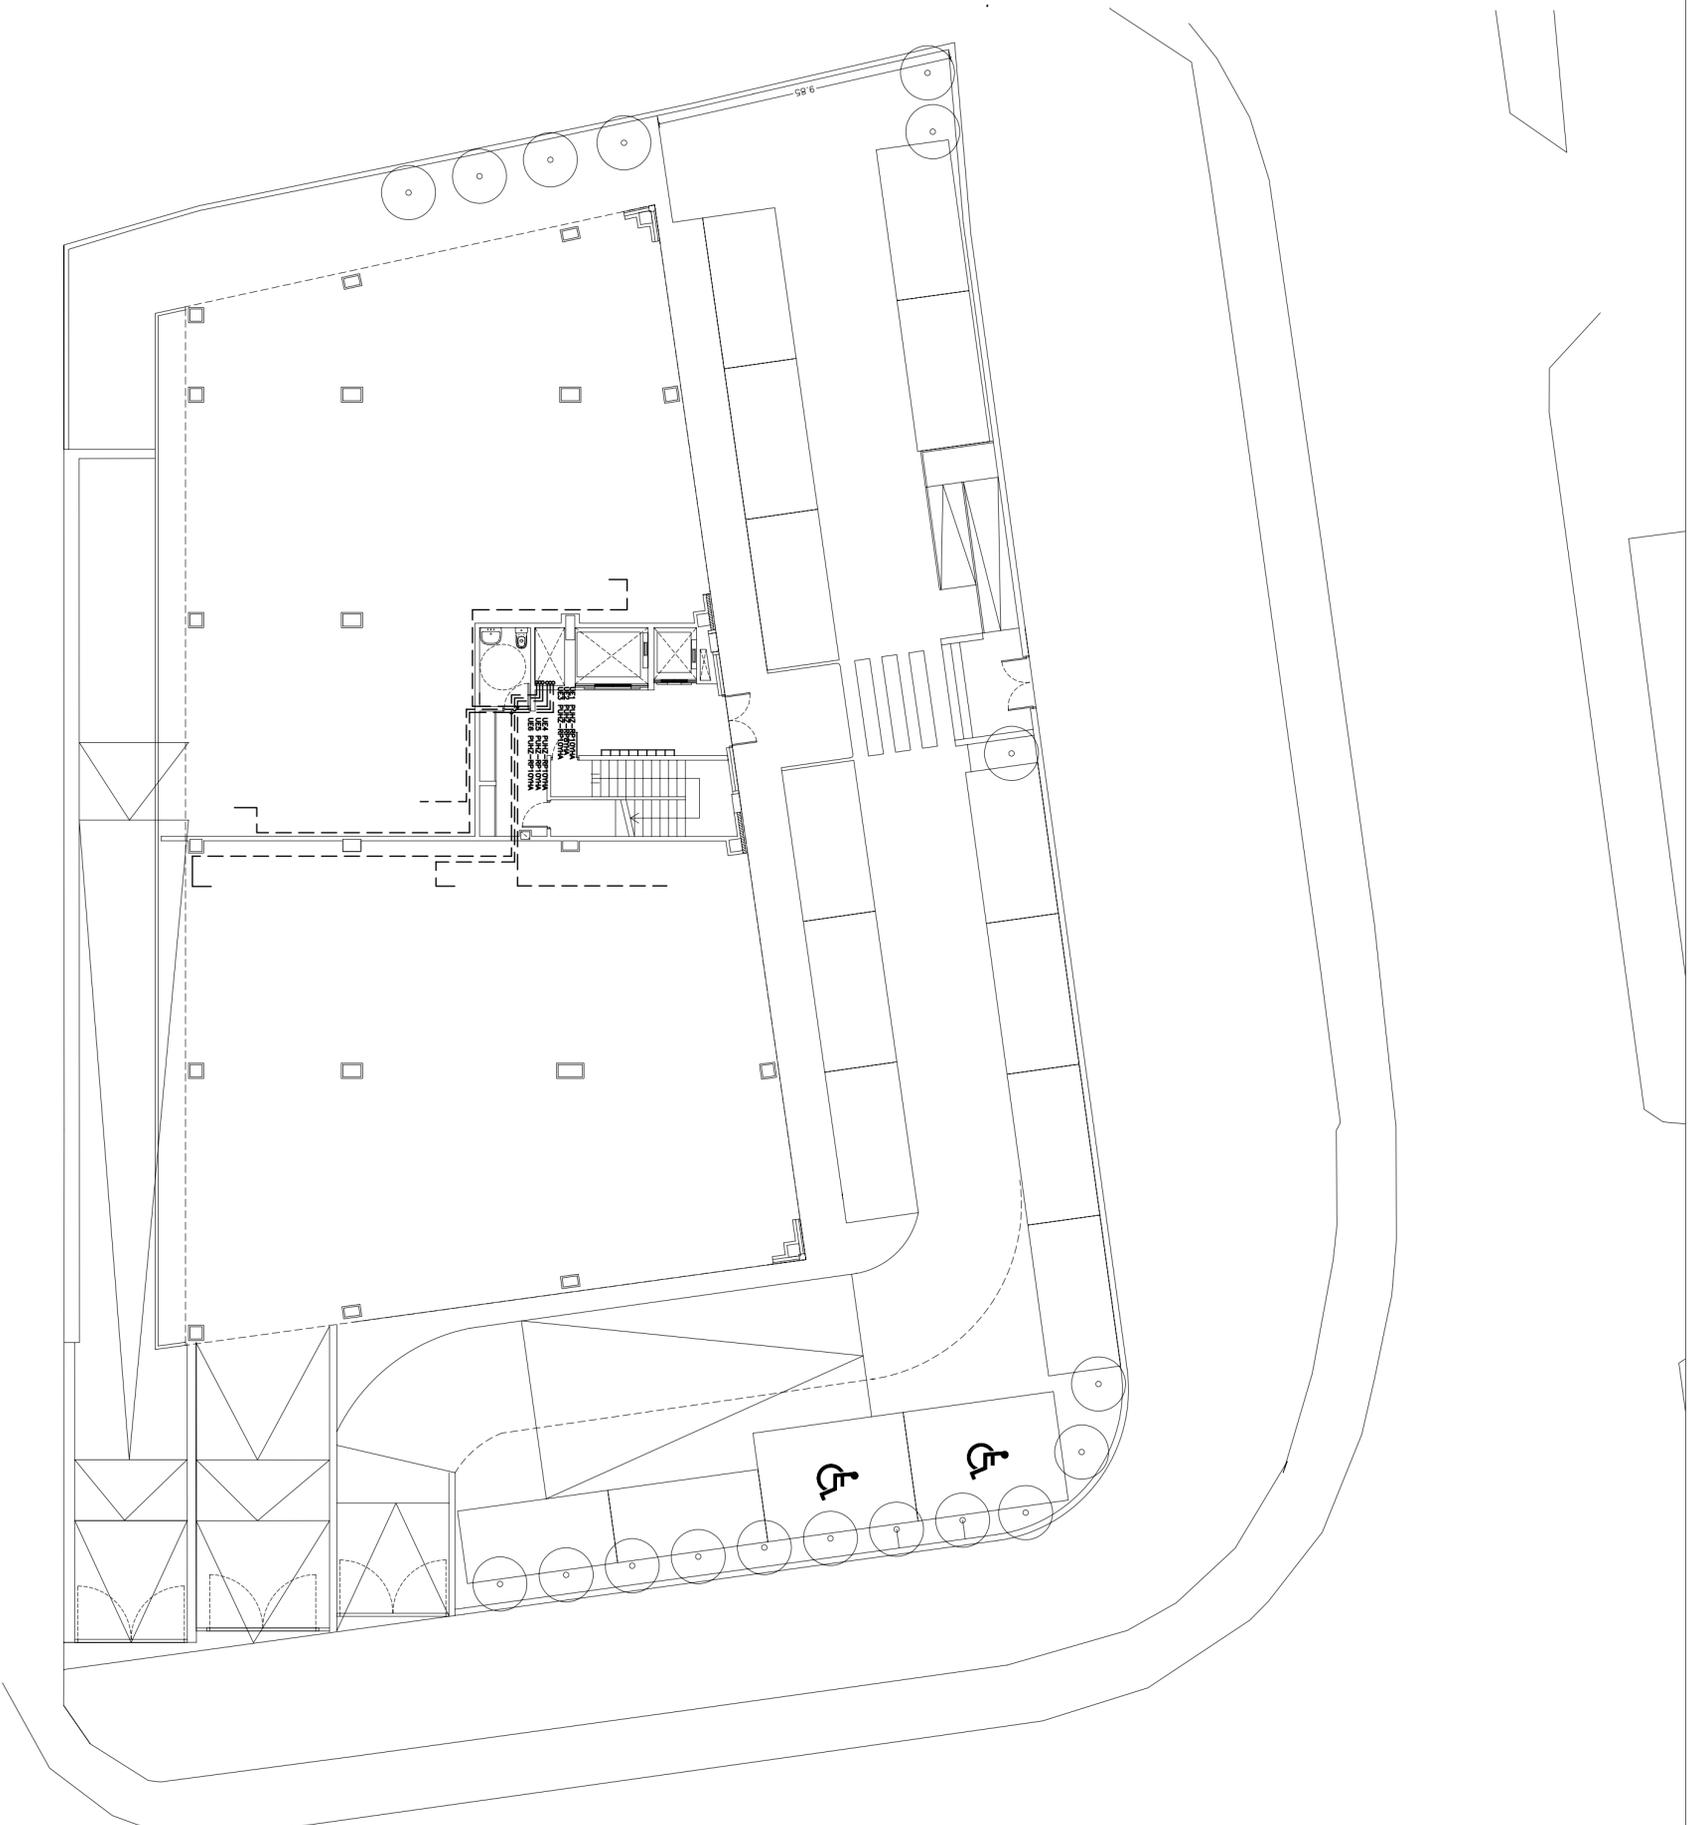

UNIDAD EVAPORADORA SISTEMA SPLIT PARA EMPOTRAR EN FALSO TECHO, BOMBA DE CALOR

PEHRP10MVA

MODELO DE UNIDAD INTERIOR (VER RELACION EN MEMORIA)



UNIDAD CONDENSADORA EXTERIOR EN CUBIERTA

CONEXIONES FRIGORIFICAS AISLADAS

PROYECTO DE EJECUCION	
EDIFICIO INDUSTRIAL Y TERCIARIO	
SITUACION	
CALLE INDUSTRIA c/v CALLE FRANCISCO HERVAS, ALCOBENDAS (MADRID)	
TITULO DE PLANO	
PLANTA BAJA. INSTALACION DE CLIMATIZACION	
LA PROPIEDAD	INGENIERO TECNICO INDUSTRIAL
GESTIONES PATRIMONIALES	COLEGIADO N.º: 15.514
DE PAULA, S.A.	FRANCISCO J. BAQUAS SILVAN
INVSIGAR INVERSIONES INDUSTRIALES, S.A.	EXPEDIENTE 206/04
	FECHA MAYO 2007
	ESCALA 1/150
	N.º PLANO 1-21